


LEYENDA

	Vallado
	Bordillo
	Farolas
	Pozos
	Arquetas

Número	Denominación	Superficie (m2)
1	Recepción	110,86
2	Oficinas	253,58
3	Vestuarios tipo 1	142,34
4	Vestuarios tipo 2 (Entrada del camping)	54,75
5	Vestuarios tipo 3 (Junto a zona de Campamento)	95,22
6	Caldera Baños	19,89
7	Vestuarios Gimnasio	114,5
8	Gimnasio con Baños	122,29
9	Almacén Gimnasio	15,2
10	Caldera de Gas (Piscina Cubierta)	6,13
11	Parcela de Piscina Cubierta	566,21
12	Zona de Dormitorios para empleados	122,2
13	Almacén de Limpieza	57,15
14	Taller de Carpintería	55,55
15	Taller de Fontanería	53,98
16	Taller de Electricidad	53,45
17	Almacén de Talleres	145,76
18	Almacén de Suministros	319,15
19	Almacén General	103,18
20	Supermercado Spar	653,45
21	Iglesia	55,98
22	Bar "Piscina" y Sala de Internet	317,35
23	Piscina de Verano con Depuradora y Zona de Lavado de Mascotas	1840,41
24	Parcela para Pisas de Frontón	1207,41
25	Parcela para Pisas de Tenis	3940,7
26	Parcela para Zona de Cine	1201,88
27	Parcela para Pisas de MiniGolf	2355
28	Parcela para Pisas de Petanca	428
29	Parcela para Pisas de Baloncesto	385,7
30	Parcela para Parque Infantil	899,13
31	Lavandería	39
32	Almacén de Lavandería	39
33	Parcela para Campo de Fútbol	820
34	Restaurante "Playa"	1249,66
35	Centro de Transformación	20,25
36	Ajibe y Zona de Bombeo de Agua Potable	315
37	Terraza para servicio de comidas y tapas	422

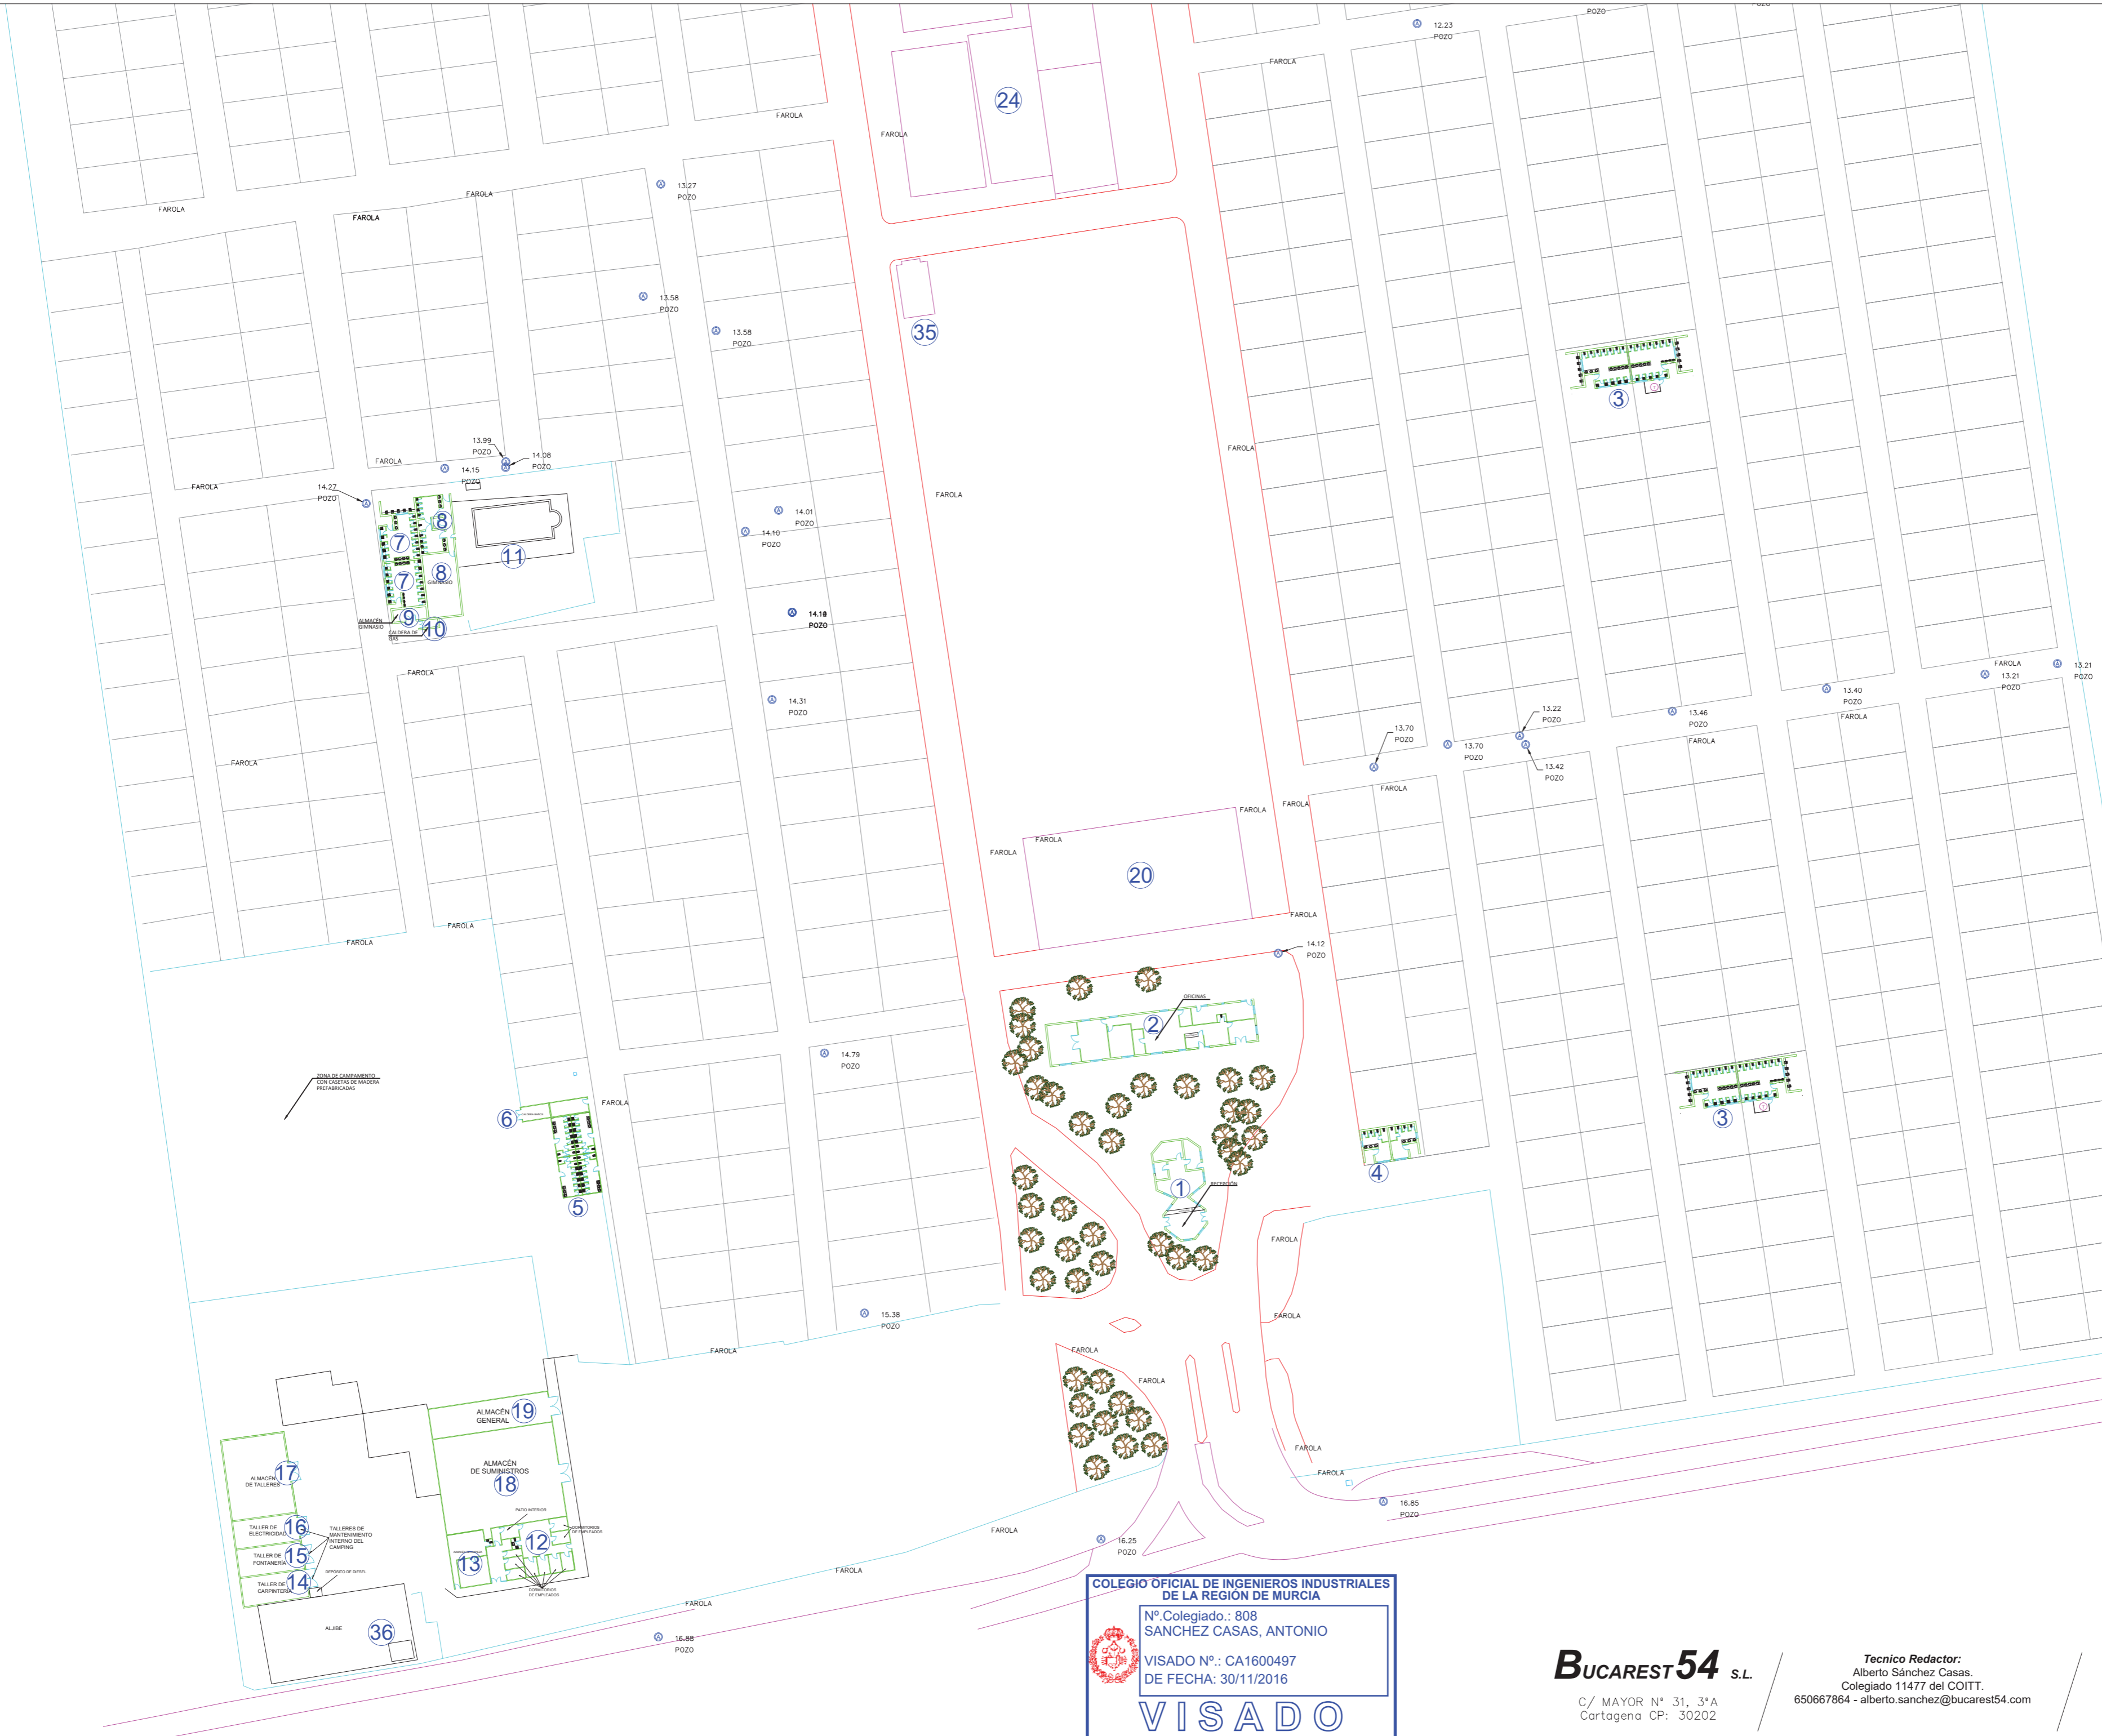

ZONA DE CAMPAMENTO
CON CASITAS DE MADERA
PRE-FABRICADAS

COLEGIO OFICIAL DE INGENIEROS INDUSTRIALES DE LA REGIÓN DE MURCIA

Nº Colegiado.: 808
SANCHEZ CASAS, ANTONIO

VISADO Nº.: CA1600497
DE FECHA: 30/11/2016

VISADO

BUCAREST54 S.L.

C/ MAYOR Nº 31, 3ªA
Cartagena CP: 30202

Tecnico Redactor:
Alberto Sánchez Casas.
Colegiado 11477 del COITT.
650667864 - alberto.sanchez@bucarest54.com

Plano: Superficies Zona 1-4
Escala: 1:700 Nº: 02

Peticionario: CARAVANING COSTA CALERA

Proyecto: PROYECTO DE LEGALIZACIÓN INSTALACIONES GENERALES DEL CAMPING CARAVANING LA MANGA


Expediente: I016-047 Fecha: 10/12/2016

VISADO COII

30/11/2016

CA1600497

Documento visado electrónicamente con número: CA1600497

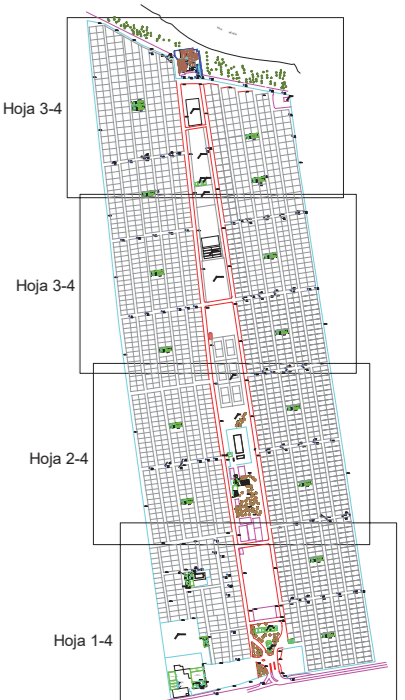

LEYENDA

	Vallado
	Bordillo
	Farolas
	Pozos
	Arquetas

Número	Denominación	Superficie (m2)
1	Recepción	110,86
2	Oficinas	253,58
3	Vestuarios tipo 1	142,34
4	Vestuarios tipo 2 (Entrada del camping)	54,75
5	Vestuarios tipo 3 (Junto a zona de Campamento)	95,22
6	Caldera Baños	19,89
7	Vestuarios Gimnasio	114,5
8	Gimnasio con Baños	122,29
9	Almacén Gimnasio	15,2
10	Caldera de Gas (Piscina Cubierta)	6,13
11	Parcela de Piscina Cubierta	566,21
12	Zona de Dormitorios para empleados	122,2
13	Almacén de Limpieza	57,15
14	Taller de Carpintería	55,55
15	Taller de Fontanería	53,98
16	Taller de Electricidad	53,45
17	Almacén de Talleres	145,76
18	Almacén de Suministros	319,15
19	Almacén General	103,18
20	Supermercado Spar	653,45
21	Iglesia	55,98
22	Bar "Piscina" y Sala de Internet	317,35
23	Piscina de Verano con Depuradora y Zona de Lavado de Mascotas	1840,41
24	Parcela para Pisas de Frontón	1207,41
25	Parcela para Pisas de Tenis	3940,7
26	Parcela para Zona de Cine	1201,88
27	Parcela para Pisas de MiniGolf	2355
28	Parcela para Pisas de Petanca	428
29	Parcela para Pisas de Baloncesto	385,7
30	Parcela para Parque Infantil	899,13
31	Lavandería	39
32	Almacén de Lavandería	39
33	Parcela para Campo de Fútbol	820
34	Restaurante "Playa"	1249,66
35	Centro de Transformación	20,25
36	Ajibe y Zona de Bombeo de Agua Potable	315
37	Terraza para servicio de comidas y tapas	422

COLEGIO OFICIAL DE INGENIEROS INDUSTRIALES DE LA REGION DE MURCIA
 N.º Colegiado: 808
 SANCHEZ CASAS, ANTONIO
 VISADO N.º: CA1600497
 DE FECHA: 30/11/2016
VISADO


BUCAREST54 S.L.
 C/ MAYOR N.º 31, 3.ª A
 Cartagena CP: 30202

Tecnico Redactor:
 Alberto Sánchez Casas.
 Colegiado 11477 del COITT.
 650667864 - alberto.sanchez@bucarest54.com

Plano: Superficies Zona 2-4
 Escala: 1:700 N.º: 03
 Peticionario: CARAVANING COSTA CALERA
 Proyecto: PROYECTO DE LEGALIZACIÓN INSTALACIONES GENERALES DEL CAMPING CARAVANING LA MANGA
 Expediente: 1016-047 Fecha: 10/12/2016



Documento visado electrónicamente con número: CA1600497

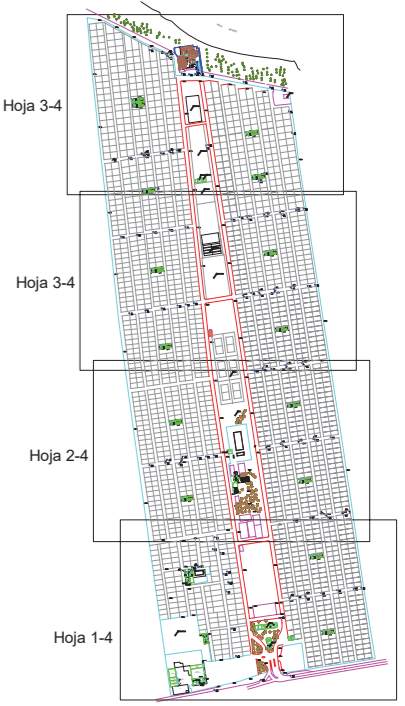

LEYENDA

	Vallado
	Bordillo
	Farolas
	Pozos
	Arquetas

Número	Denominación	Superficie (m2)
1	Recepción	110,86
2	Oficinas	253,58
3	Vestuarios tipo 1	142,34
4	Vestuarios tipo 2 (Entrada del camping)	54,75
5	Vestuarios tipo 3 (Junto a zona de Campamento)	95,22
6	Caldera Baños	19,89
7	Vestuarios Gimnasio	114,5
8	Gimnasio con Baños	122,29
9	Almacén Gimnasio	15,2
10	Caldera de Gas (Piscina Cubierta)	6,13
11	Parcela de Piscina Cubierta	566,21
12	Zona de Dormitorios para empleados	122,2
13	Almacén de Limpieza	57,15
14	Taller de Carpintería	55,55
15	Taller de Fontanería	53,98
16	Taller de Electricidad	53,45
17	Almacén de Talleres	145,76
18	Almacén de Suministros	319,15
19	Almacén General	103,18
20	Supermercado Spar	653,45
21	Iglesia	55,98
22	Bar "Piscina" y Sala de Internet	317,35
23	Piscina de Verano con Depuradora y Zona de Lavado de Mascotas	1840,41
24	Parcela para Pisas de Frontón	1207,41
25	Parcela para Pisas de Tenis	3940,7
26	Parcela para Zona de Cine	1201,88
27	Parcela para Pisas de MiniGolf	2355
28	Parcela para Pisas de Petanca	428
29	Parcela para Pisas de Baloncesto	385,7
30	Parcela para Parque Infantil	899,13
31	Lavandería	39
32	Almacén de Lavandería	39
33	Parcela para Campo de Fútbol	820
34	Restaurante "Playa"	1249,66
35	Centro de Transformación	20,25
36	Ajibe y Zona de Bombeo de Agua Potable	315
37	Terraza para servicio de comidas y tapas	422

COLEGIO OFICIAL DE INGENIEROS INDUSTRIALES DE LA REGIÓN DE MURCIA

Nº Colegiado.: 808
SANCHEZ CASAS, ANTONIO

VISADO Nº.: CA1600497
DE FECHA: 30/11/2016

VISADO


BUCAREST54 S.L.

C/ MAYOR Nº 31, 3ªA
Cartagena CP: 30202

Tecnico Redactor:
Alberto Sánchez Casas.
Colegiado 11477 del COITT.
650667864 - alberto.sanchez@bucarest54.com

Plano: Superficies Zona 3-4
Escala: 1:700 Nº: 04
Peticionario: CARAVANING COSTA CALERA
Proyecto: PROYECTO DE LEGALIZACIÓN DE LAS INSTALACIONES GENERALES DEL CAMPING CARAVANING LA MANGA
Expediente: I016-047 Fecha: 10/12/2016



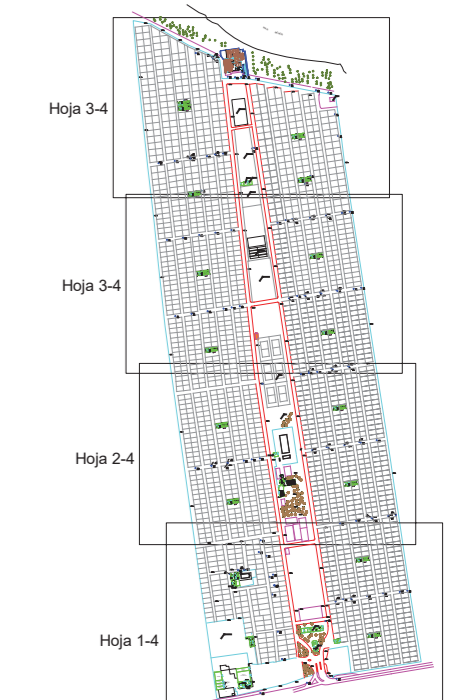

LEYENDA

	Vallado
	Bordillo
	Farolas
	Pozos
	Arquetas

Número	Denominación	Superficie (m2)
1	Recepción	110,86
2	Oficinas	253,58
3	Vestuarios tipo 1	142,34
4	Vestuarios tipo 2 (Entrada del camping)	54,75
5	Vestuarios tipo 3 (Junto a zona de Campamento)	95,22
6	Caldera Baños	19,89
7	Vestuarios Gimnasio	114,5
8	Gimnasio con Baños	122,29
9	Almacén Gimnasio	15,2
10	Caldera de Gas (Piscina Cubierta)	6,13
11	Parcela de Piscina Cubierta	566,21
12	Zona de Dormitorios para empleados	122,2
13	Almacén de Limpieza	57,15
14	Taller de Carpintería	55,55
15	Taller de Fontanería	53,98
16	Taller de Electricidad	53,45
17	Almacén de Talleres	145,76
18	Almacén de Suministros	319,15
19	Almacén General	103,18
20	Supermercado Spar	653,45
21	Iglesia	55,98
22	Bar "Piscina" y Sala de Internet	317,35
23	Piscina de Verano con Depuradora y Zona de Lavado de Mascotas	1840,41
24	Parcela para Pisas de Frontón	1207,41
25	Parcela para Pisas de Tenis	3940,7
26	Parcela para Zona de Cine	1201,88
27	Parcela para Pisas de MiniGolf	2355
28	Parcela para Pisas de Petanca	428
29	Parcela para Pisas de Baloncesto	385,7
30	Parcela para Parque Infantil	899,13
31	Lavandería	39
32	Almacén de Lavandería	39
33	Parcela para Campo de Fútbol	820
34	Restaurante "Playa"	1249,66
35	Centro de Transformación	20,25
36	Ajibe y Zona de Bombeo de Agua Potable	315
37	Terraza para servicio de comidas y tapas	422

COLEGIO OFICIAL DE INGENIEROS INDUSTRIALES DE LA REGIÓN DE MURCIA
 N.º Colegiado: 808
 SANCHEZ CASAS, ANTONIO
 VISADO N.º: CA1600497
 DE FECHA: 30/11/2016
30 VISADO

BUCAREST54 S.L.
 C/ MAYOR N.º 31, 3.ª
 Cartagena CP: 30202


Tecnico Redactor:
 Alberto Sánchez Casas.
 Colegiado 11477 del COITT.
 650667864 - alberto.sanchez@bucarest54.com

Plano: Superficies Zona 4-4
 Escala: 1:700 Nº: 05
Peticionario: CARAVANING COSTA CALERA
Proyecto: PROYECTO DE LEGALIZACIÓN INSTALACIONES GENERALES DEL CAMPING CARAVANING LA MANGA
 Expediente: I016-047 Fecha: 10/11/2016

VISADO
 COII

 30/11/2016
CA1600497

Documento visado electrónicamente con número: CA1600497

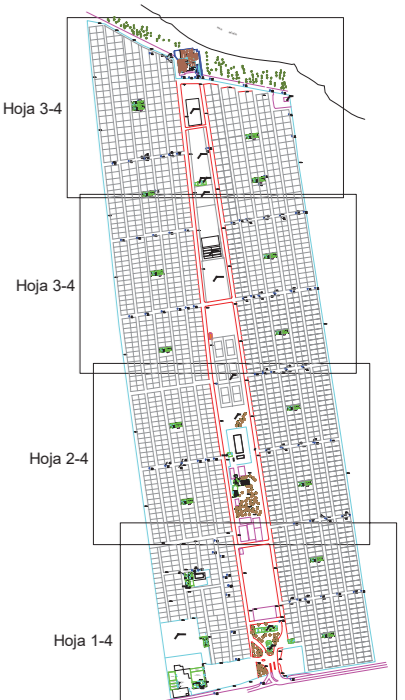

LEYENDA

	Vallado
	Bordillo
	Farolas
	Pozos
	Arquetas

LEYENDA

	L.S.B.T. 380/220 V 3x240/120 mm ² Al.
	L.S.B.T. 380/220 V 3x150/95 mm ² Al.
	L.S.B.T. 380/220 V 3x95/50 mm ² Al.
	L.S.B.T. 380/220 V 3x95/50 mm ² Cu.
	L.S.B.T. 380/220 V 3x70/35 mm ² Cu.
	L.S.B.T. 380/220 V 3x50/25 mm ² Cu.
	L.S.B.T. 380/220 V 3x25/25 mm ² Cu.
	CAJA GENERAL DE PROTECCION

- T1 → CENTRO DE TRANSFORMACION Nº 1
- T2 → CENTRO DE TRANSFORMACION Nº 2 CON EQUIPO DE MEDIDA EN M.T.
- T3 → CENTRO DE TRANSFORMACION Nº 3

NOTA: LA DISTRIBUCION DESDE LAS CGP'S A LOS DIFERENTES PUNTOS DE CONSUMO, EN LAS PARCELAS, SE REALIZARÁ MEDIANTE INSTALACION SUBTERRÁNEA DESDE LA CGP HASTA LOS CIRCUITOS DE MANDO Y PROTECCION SITUADOS ENTRE LAS PARCELAS.

Documento visado electrónicamente con número: CA1600497



COLEGIO OFICIAL DE INGENIEROS INDUSTRIALES DE LA REGIÓN DE MURCIA

Nº Colegiado.: 808
SANCHED CASAS, ANTONIO

VISADO Nº.: CA1600497
 DE FECHA: 30/11/2016


VISADO

BUCAREST54 S.L.
 C/ MAYOR Nº 31, 3ªA
 Cartagena CP: 30202

Tecnico Redactor:
 Alberto Sánchez Casas.
 Colegiado 11477 del COITT.
 650667864 - alberto.sanchez@bucarest54.com

Plano: Instalación Eléctrica Zona 1
 Escala: 1:700 Nº: 06
 Peticionario: CARAVANING COSTA CALERA
 Proyecto: PROYECTO DE LEGALIZACIÓN DE LAS INSTALACIONES GENERALES DEL CAMPING CARAVANING LA MANGA
 Expediente: I016-047 Fecha: 10/12/2016



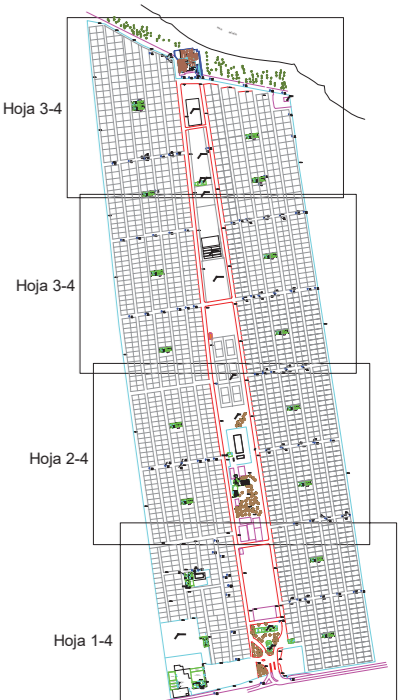

LEYENDA

	Vallado
	Bordillo
	Farolas
	Pozos
	Arquetas

LEYENDA

	L.S.B.T. 380/220 V 3x240/120 mm ² Al.
	L.S.B.T. 380/220 V 3x150/95 mm ² Al.
	L.S.B.T. 380/220 V 3x95/50 mm ² Al.
	L.S.B.T. 380/220 V 3x95/50 mm ² Cu.
	L.S.B.T. 380/220 V 3x70/35 mm ² Cu.
	L.S.B.T. 380/220 V 3x50/25 mm ² Cu.
	L.S.B.T. 380/220 V 3x25/25 mm ² Cu.
	CAJA GENERAL DE PROTECCION

- T1 → CENTRO DE TRANSFORMACION Nº 1
- T2 → CENTRO DE TRANSFORMACION Nº 2 CON EQUIPO DE MEDIDA EN M.T.
- T3 → CENTRO DE TRANSFORMACION Nº 3

NOTA: LA DISTRIBUCIÓN DESDE LAS CGP'S A LOS DIFERENTES PUNTOS DE CONSUMO, EN LAS PARCELAS, SE REALIZARÁ MEDIANTE INSTALACIÓN SUBTERRÁNEA DESDE LA CGP HASTA LOS CIRCUITOS DE MANDO Y PROTECCIÓN SITUADOS ENTRE LAS PARCELAS.

COLEGIO OFICIAL DE INGENIEROS INDUSTRIALES DE LA REGIÓN DE MURCIA

Nº. Colegiado.: 808
SANCHEZ CASAS, ANTONIO

VISADO Nº.: CA1600497
DE FECHA: 30/11/2016

VISADO

BUCAREST54 S.L.

C/ MAYOR Nº 31, 3ªA
Cartagena CP: 30202

Tecnico Redactor:
Alberto Sánchez Casas.
Colegiado 11477 del COITT.
650667864 - alberto.sanchez@bucarest54.com

Plano: Instalación Eléctrica Zona 2
Escala: 1:700 Nº: 07


Peticionario: CARAVANING COSTA CALERA

Proyecto: PROYECTO DE LEGALIZACIÓN DE LAS INSTALACIONES GENERALES DEL CAMPING CARAVANING COSTA CALERA LA MANGA

Expediente: I016-047 Fecha: 10/12/2016

CA1600497

Documento visado electrónicamente con número: CA1600497

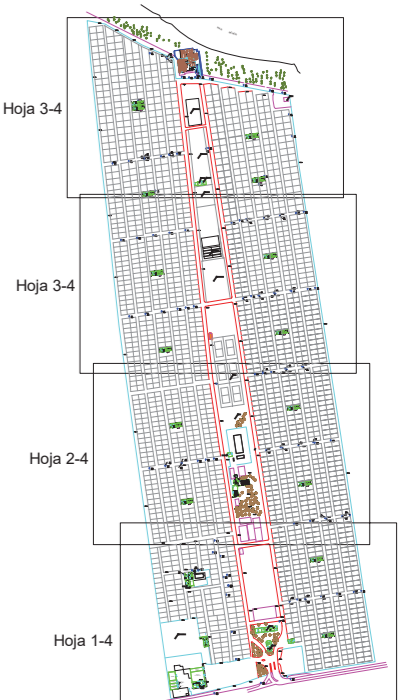

LEYENDA

	Vallado
	Bordillo
	Farolas
	Pozos
	Arquetas


LEYENDA

	L.S.B.T. 380/220 V 3x240/120 mm ² Al.
	L.S.B.T. 380/220 V 3x150/95 mm ² Al.
	L.S.B.T. 380/220 V 3x95/50 mm ² Al.
	L.S.B.T. 380/220 V 3x95/50 mm ² Cu.
	L.S.B.T. 380/220 V 3x70/35 mm ² Cu.
	L.S.B.T. 380/220 V 3x50/25 mm ² Cu.
	L.S.B.T. 380/220 V 3x25/25 mm ² Cu.
	CAJA GENERAL DE PROTECCION

- T1 → CENTRO DE TRANSFORMACION Nº 1
- T2 → CENTRO DE TRANSFORMACION Nº 2 CON EQUIPO DE MEDIDA EN M.T.
- T3 → CENTRO DE TRANSFORMACION Nº 3

NOTA: LA DISTRIBUCION DESDE LAS CGP'S A LOS DIFERENTES PUNTOS DE CONSUMO, EN LAS PARCELAS, SE REALIZARÁ MEDIANTE INSTALACION SUBTERRANEA DESDE LA CGP HASTA LOS CIRCUITOS DE MANDO Y PROTECCION SITUADOS ENTRE LAS PARCELAS.

Documento visado electrónicamente con número: CA1600497

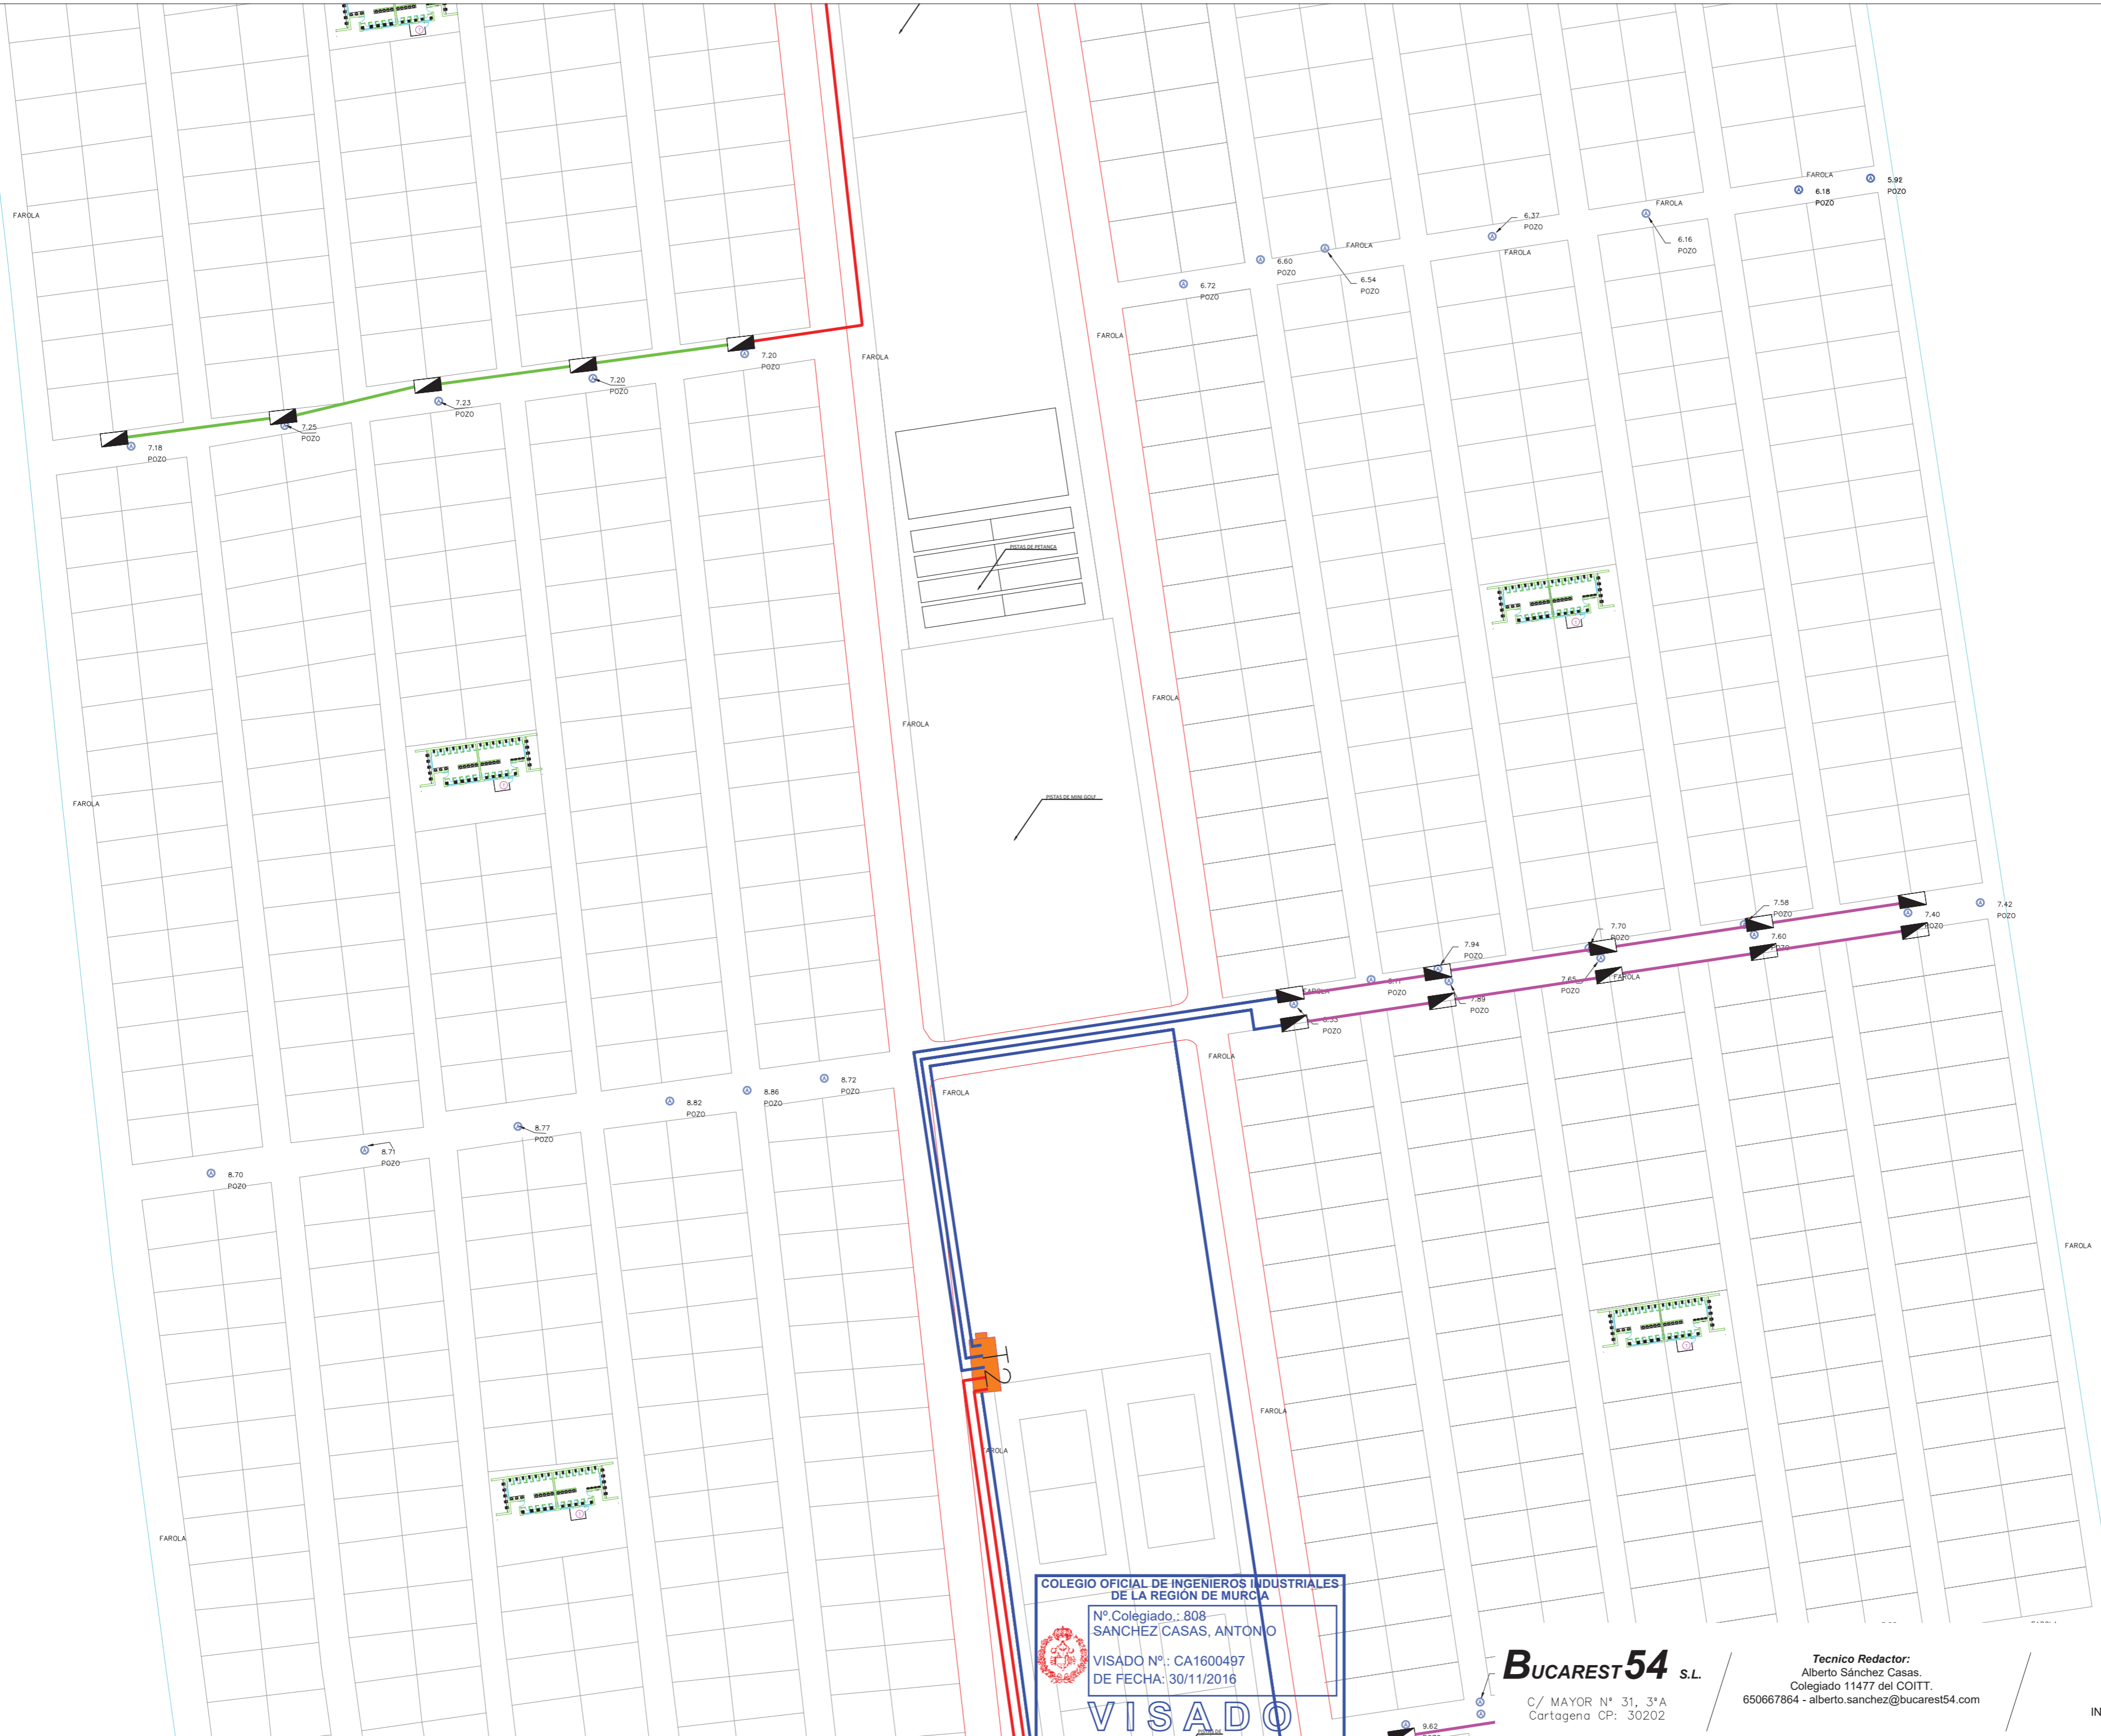


COLEGIO OFICIAL DE INGENIEROS INDUSTRIALES DE LA REGION DE MURCIA
 Nº. Colegiado.: 808
 SANCHEZ CASAS, ANTONIO
 VISADO Nº.: CA1600497
 DE FECHA: 30/11/2016
VISADO

BUCAREST54 S.L.
 C/ MAYOR Nº 31, 3ªA
 Cartagena CP: 30202

Tecnico Redactor:
 Alberto Sánchez Casas.
 Colegiado 11477 del COITT.
 650667864 - alberto.sanchez@bucarest54.com

Plano: Instalación Eléctrica Zona C
 Escala: 1:700 Nº: 08
 Peticionario: CARAVANING COSTA CALA
 Proyecto: PROYECTO DE LEGALIZACION
 INSTALACIONES GENERALES DEL CAMPING CARAVANING LA
 MANGA
 Expediente: I016-047 Fecha: 10/12/2016



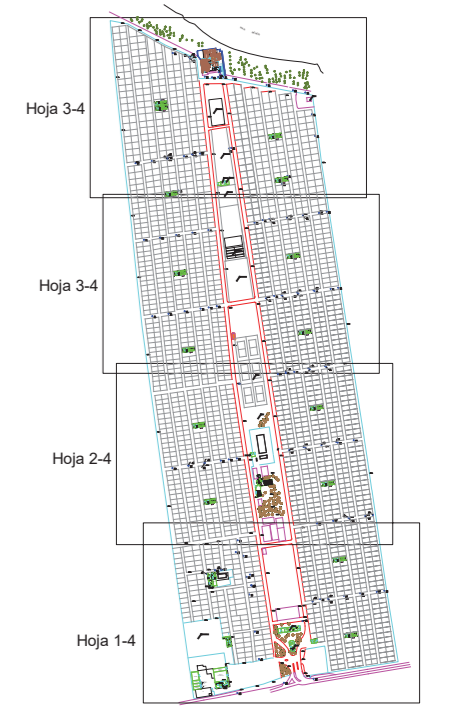

LEYENDA

	Vallado
	Bordillo
	Farolas
	Pozos
	Arquetas

LEYENDA

	L.S.B.T. 380/220 V 3x240/120 mm ² Al.
	L.S.B.T. 380/220 V 3x150/95 mm ² Al.
	L.S.B.T. 380/220 V 3x95/50 mm ² Al.
	L.S.B.T. 380/220 V 3x95/50 mm ² Cu.
	L.S.B.T. 380/220 V 3x70/35 mm ² Cu.
	L.S.B.T. 380/220 V 3x50/25 mm ² Cu.
	L.S.B.T. 380/220 V 3x25/25 mm ² Cu.
	CAJA GENERAL DE PROTECCION

- T1 → CENTRO DE TRANSFORMACION Nº 1
- T2 → CENTRO DE TRANSFORMACION Nº 2 CON EQUIPO DE MEDIDA EN M.T.
- T3 → CENTRO DE TRANSFORMACION Nº 3

NOTA: LA DISTRIBUCION DESDE LAS CGP'S A LOS DIFERENTES PUNTOS DE CONSUMO, EN LAS PARCELAS, SE REALIZARÁ MEDIANTE INSTALACION SUBTERRÁNEA DESDE LA CGP HASTA LOS CIRCUITOS DE MANDO Y PROTECCION SITUADOS ENTRE LAS PARCELAS.

COLEGIO OFICIAL DE INGENIEROS INDUSTRIALES DE LA REGION DE MURCIA

Nº Colegiado.: 808
SANCHEZ CASAS, ANTONIO

VISADO Nº.: CA1600497
 DE FECHA: 30/11/2016

VISADO

BUCAREST54 S.L.

C/ MAYOR Nº 31, 3ªA
 Cartagena CP: 30202

Tecnico Redactor:
 Alberto Sánchez Casas.
 Colegiado 11477 del COITT.
 650667864 - alberto.sanchez@bucarest54.com

Plano: Instalación Eléctrica Zona 4
Escala: 1:700 Nº: 09

Peticionario: CARAVANING COSTA CALERA

Proyecto: PROYECTO DE LEGALIZACION INSTALACIONES GENERALES DEL CAMPING CARAVANING LA MANGA

Expediente: I016-047 Fecha: 10/12/2016



Documento visado electrónicamente con número: CA1600497



LEYENDA

	Vallado
	Bordillo
	Farolas
	Pozos
	Arquetas

LEYENDA

	CONTADOR GENERAL CON VÁLVULA REDUCTORA DE PRESIÓN
	LLAVE DE CORTE GENERAL CON VÁLVULA REDUCTORA DE PRESIÓN
	CONTADOR DIVISORIO
	LLAVE DE PASO
	BOMBA
	LLAVE DE RIEGO

LEYENDA

	TUBERIA 160
	TUBERIA 63
	TUBERIA 40
	TUBERIA 32



COLEGIO OFICIAL DE INGENIEROS INDUSTRIALES DE LA REGIÓN DE MURCIA
 Nº. Colegiado.: 808 SANCHEZ CASAS, ANTONIO
 VISADO Nº.: CA1600497 DE FECHA: 30/11/2016
VISADO


BUCAREST54 S.L.
 C/ MAYOR Nº 31, 3ªA Cartagena CP: 30202

Tecnico Redactor:
 Alberto Sánchez Casas.
 Colegiado 11477 del COITT.
 650667864 - alberto.sanchez@bucarest54.com

Plano: Instalación Fontanería Zona
 Escala: 1:700 Nº: 10
 Peticionario: CARAVANING COSTA CALA
 Proyecto: PROYECTO DE LEGALIZACIÓN INSTALACIONES GENERALES DEL CAMPING CARAVANING LA MANGA
 Expediente: I016-047 Fecha: 10/12/2016



Documento visado electrónicamente con número: CA1600497

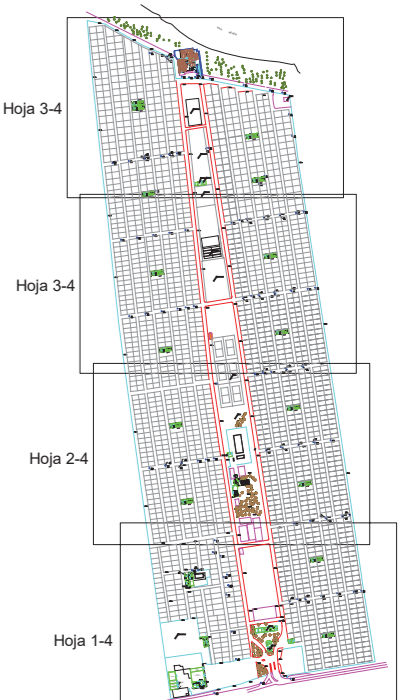

LEYENDA


	Vallado
	Bordillo
	Farolas
	Pozos
	Arquetas

LEYENDA

	CONTADOR GENERAL CON VÁLVULA REDUCTORA DE PRESIÓN
	LLAVE DE CORTE GENERAL CON VÁLVULA REDUCTORA DE PRESIÓN
	CONTADOR DIVISORIO
	LLAVE DE PASO
	BOMBA
	LLAVE DE RIEGO

LEYENDA

	TUBERIA 160
	TUBERIA 63
	TUBERIA 40
	TUBERIA 32

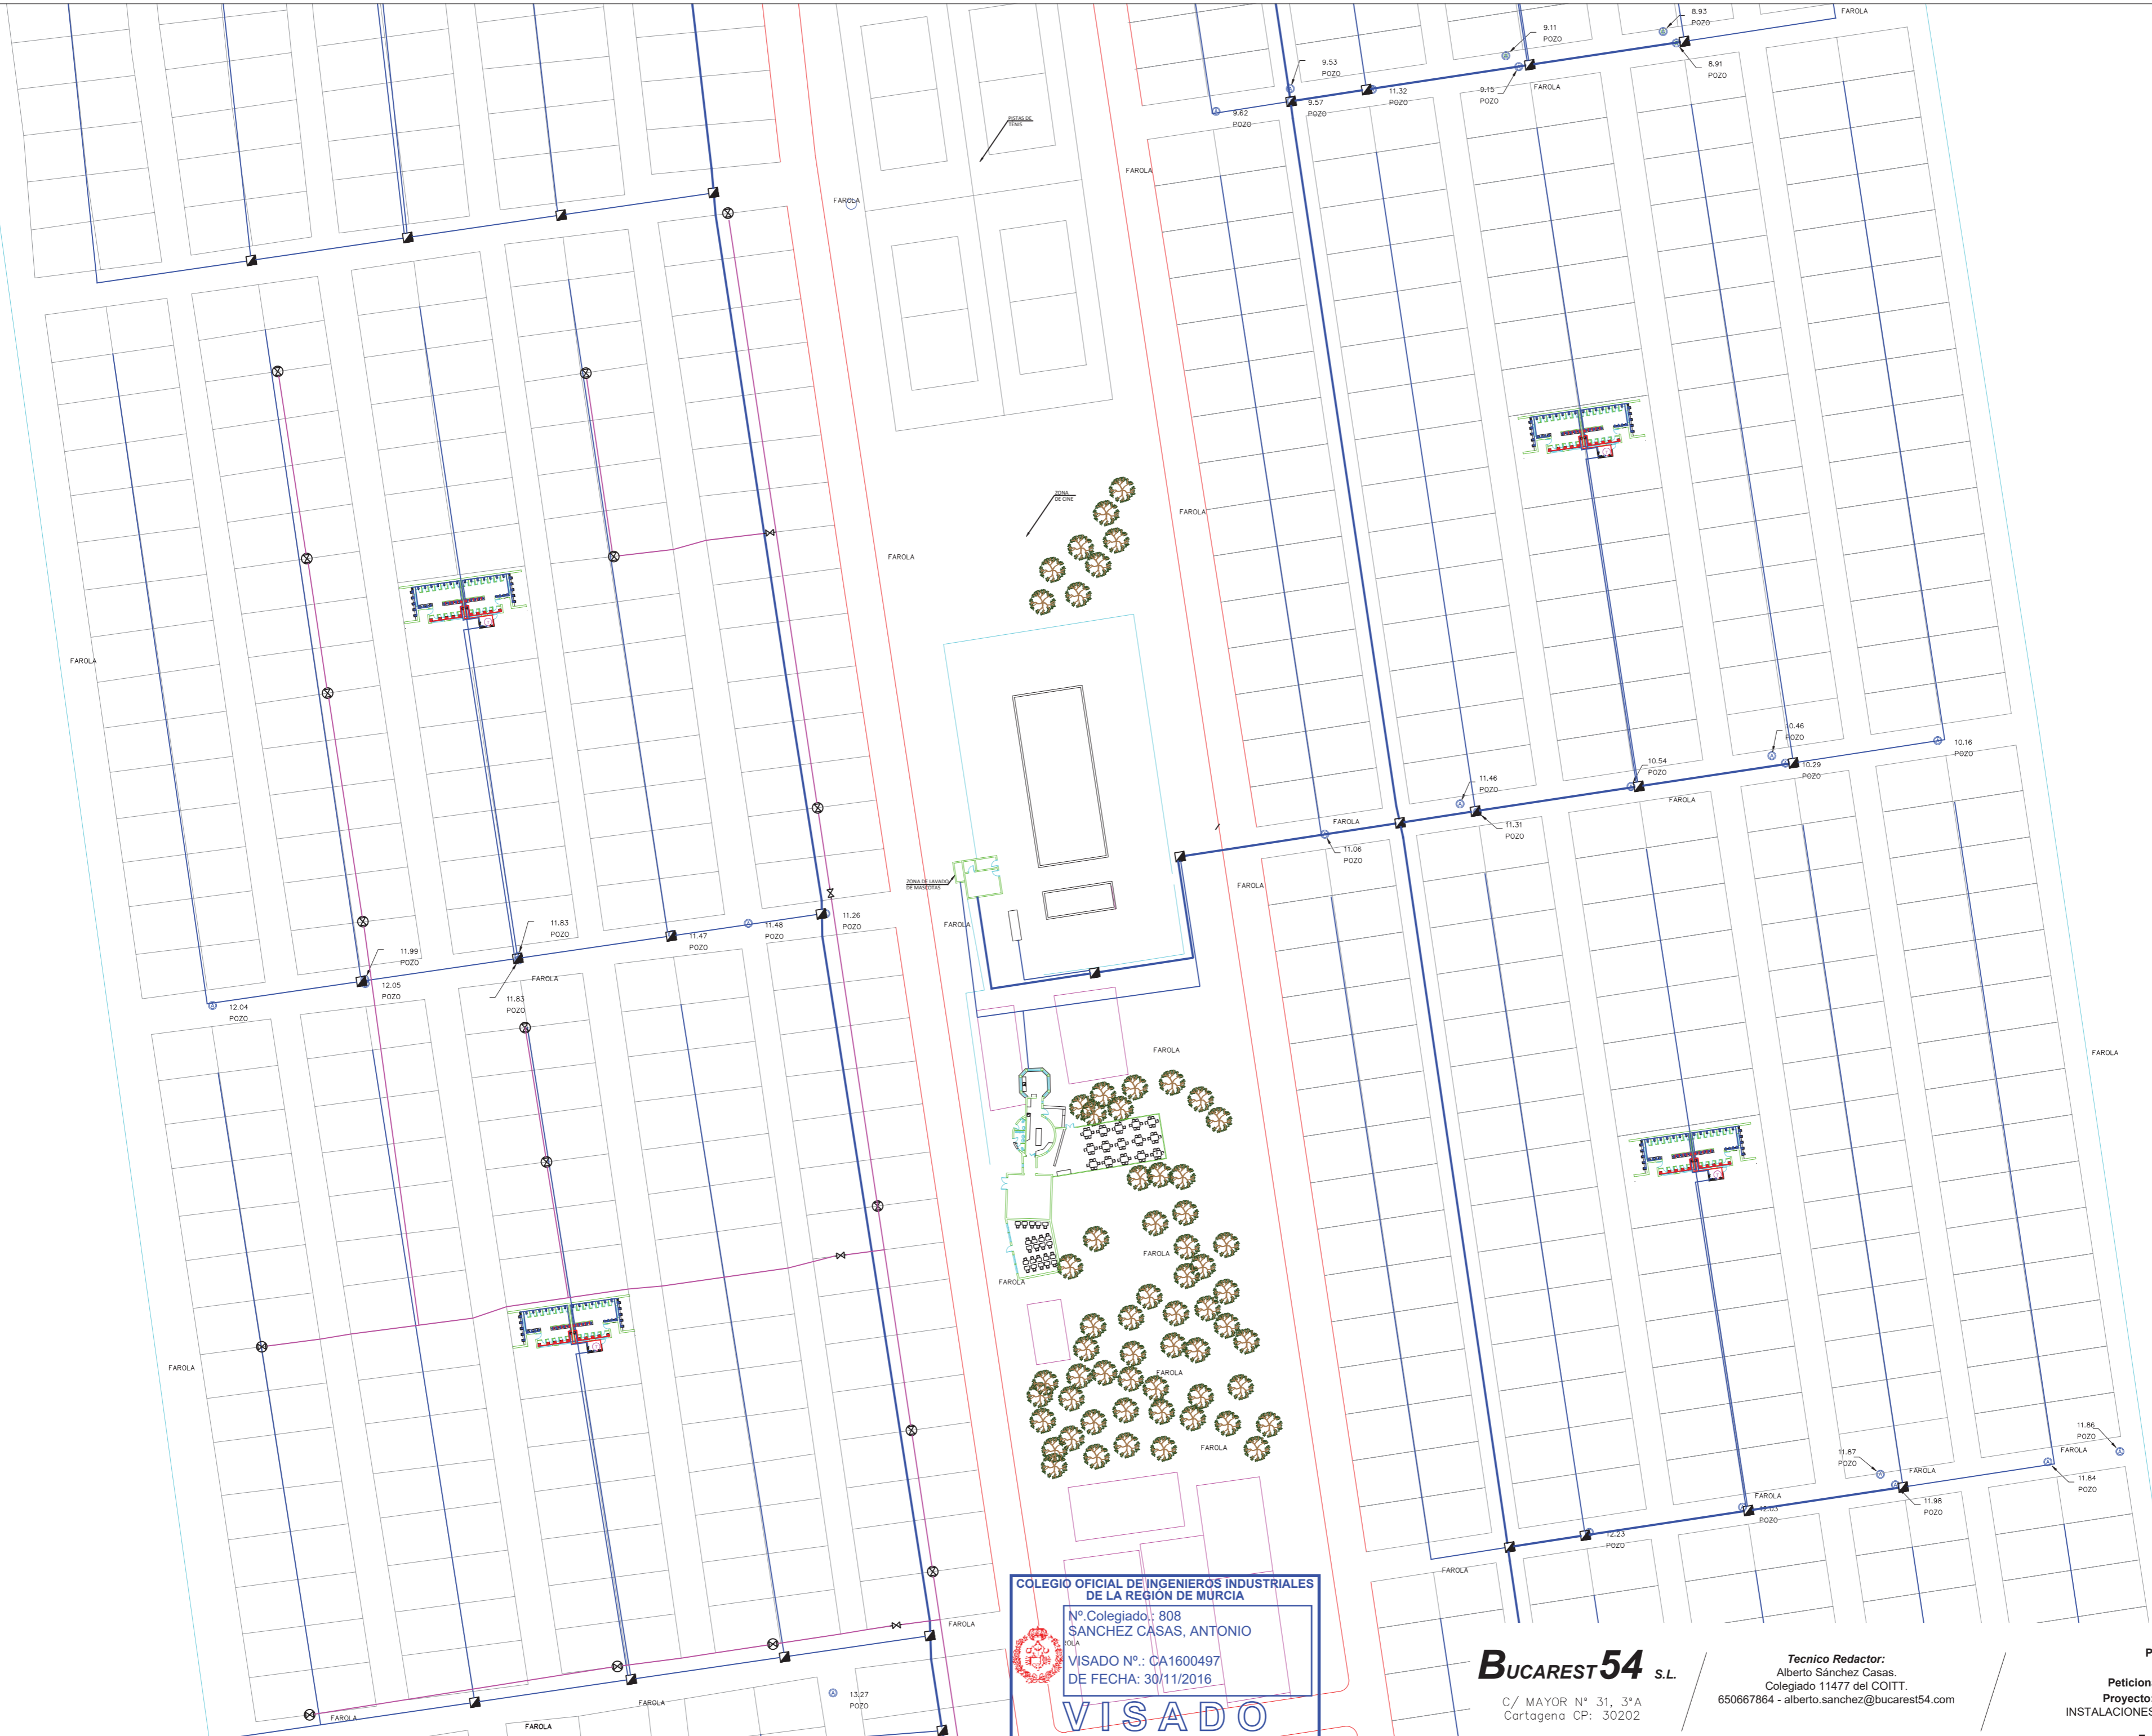

COLEGIÓ OFICIAL DE INGENIEROS INDUSTRIALES DE LA REGIÓN DE MURCIA
 N.º Colegiado: 808
 SANCHEZ CASAS, ANTONIO
 VISADO N.º: CA1600497
 DE FECHA: 30/11/2016
VISADO



BUCAREST54 S.L.
 C/ MAYOR N.º 31, 3.ª
 Cartagena CP: 30202

Técnico Redactor:
 Alberto Sánchez Casas.
 Colegiado 11477 del COITT.
 650667864 - alberto.sanchez@bucarest54.com

Plano: Instalación Fontaneria Zona
 Escala: 1:700 N.º: 11
 Peticionario: CARAVANING COSTA CALA
 Proyecto: PROYECTO DE LEGALIZACIÓN
 INSTALACIONES GENERALES DEL CAMPING CARAVANING LA
 MANGA
 Expediente: I016-047 Fecha: 10/12/2016



Documento visado electrónicamente con número: CA1600497

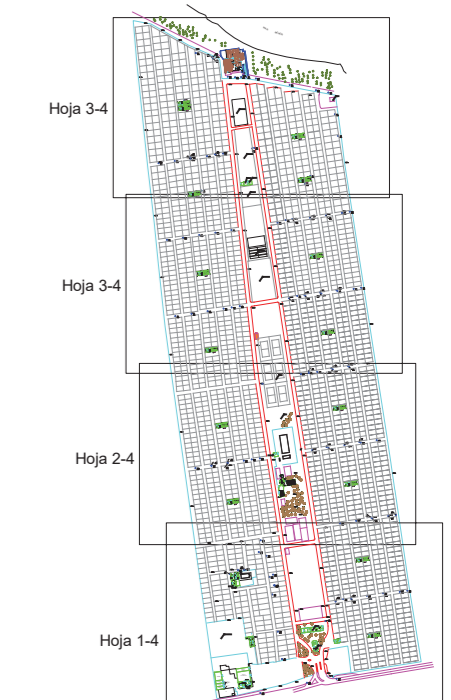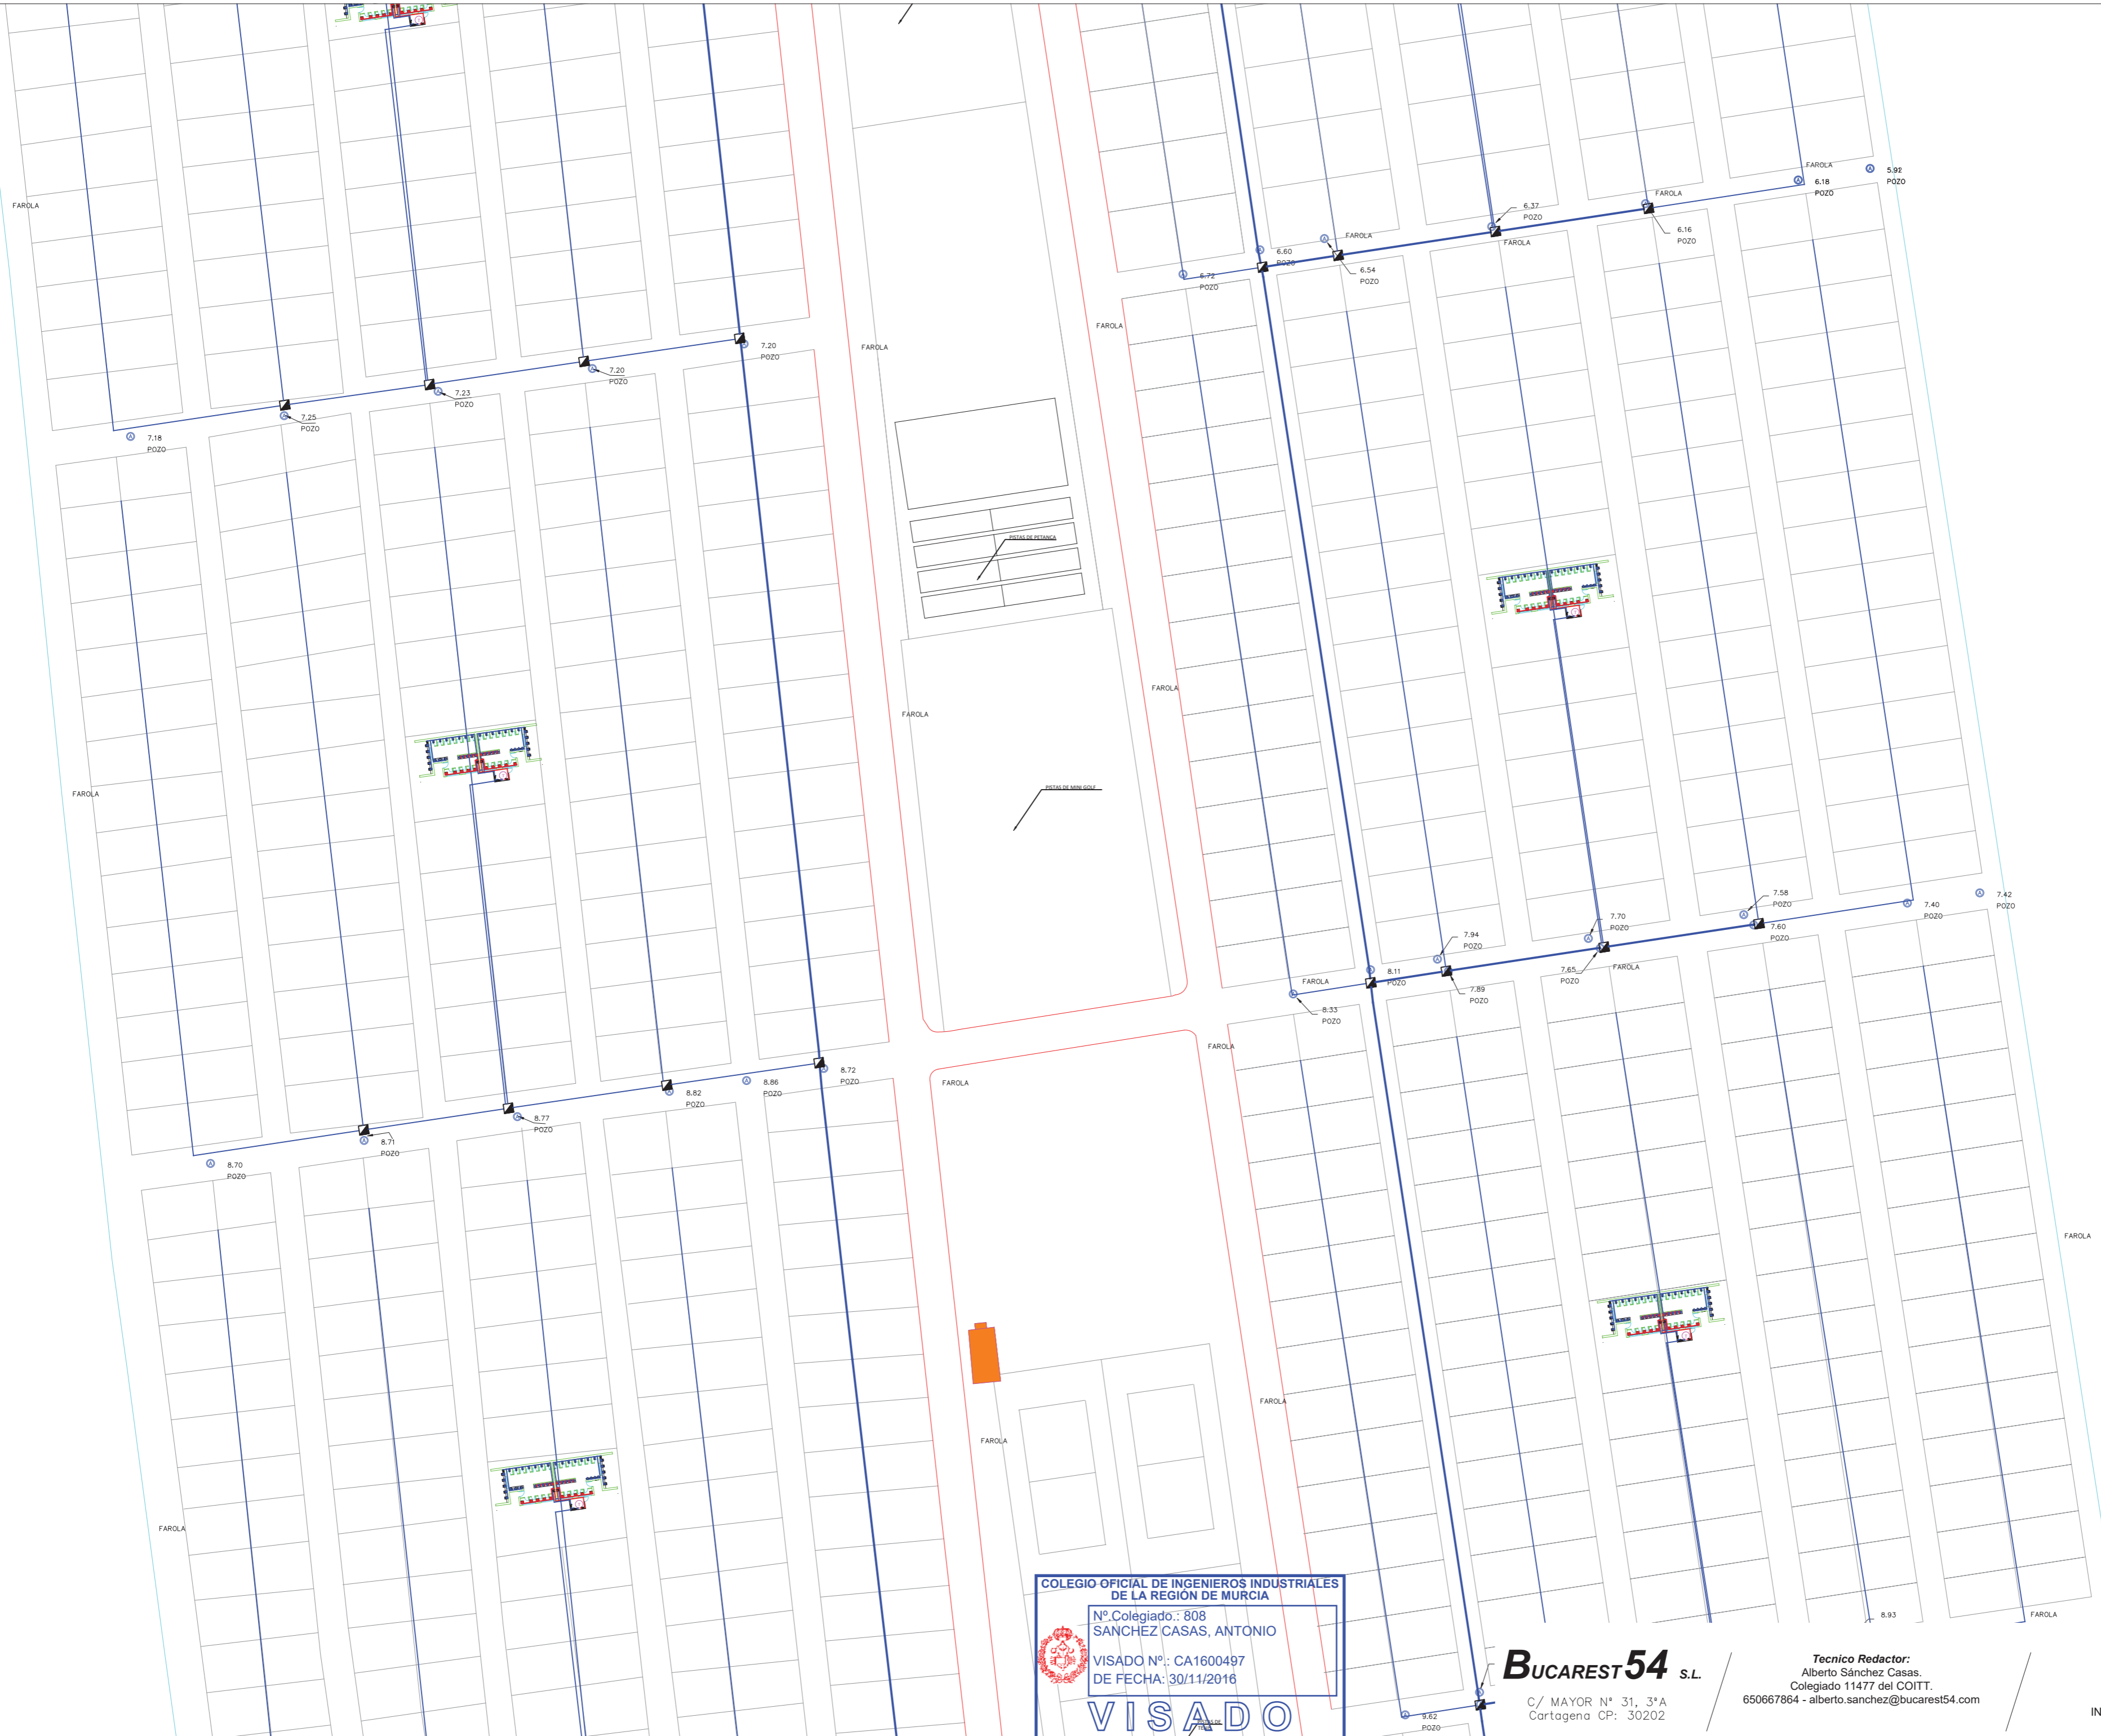

LEYENDA

	Vallado
	Bordillo
	Farolas
	Pozos
	Arquetas

LEYENDA

	CONTADOR GENERAL CON VÁLVULA REDUCTORA DE PRESIÓN
	LLAVE DE CORTE GENERAL CON VÁLVULA REDUCTORA DE PRESIÓN
	CONTADOR DIVISORIO
	LLAVE DE PASO
	BOMBA
	LLAVE DE RIEGO

LEYENDA

	TUBERIA 160
	TUBERIA 63
	TUBERIA 40
	TUBERIA 32

COLEGIO OFICIAL DE INGENIEROS INDUSTRIALES DE LA REGIÓN DE MURCIA
 N.º Colegiado: 808
 SANCHEZ CASAS, ANTONIO
 VISADO N.º: CA1600497
 DE FECHA: 30/11/2016
VISADO

BUCAREST54 S.L.
 C/ MAYOR N.º 31, 3.ª
 Cartagena CP: 30202

Tecnico Redactor:
 Alberto Sánchez Casas.
 Colegiado 11477 del COITT.
 650667864 - alberto.sanchez@bucarest54.com

Plano: Instalación Fontanería Zona
 Escala: 1:700 N.º: 12
 Peticionario: CARAVANING COSTA CALERA
 Proyecto: PROYECTO DE LEGALIZACIÓN
 INSTALACIONES GENERALES DEL CAMPING CARAVANING LA MANGA
 Expediente: I016-047 Fecha: 10/12/2016



Documento visado electrónicamente con número: CA1600497