


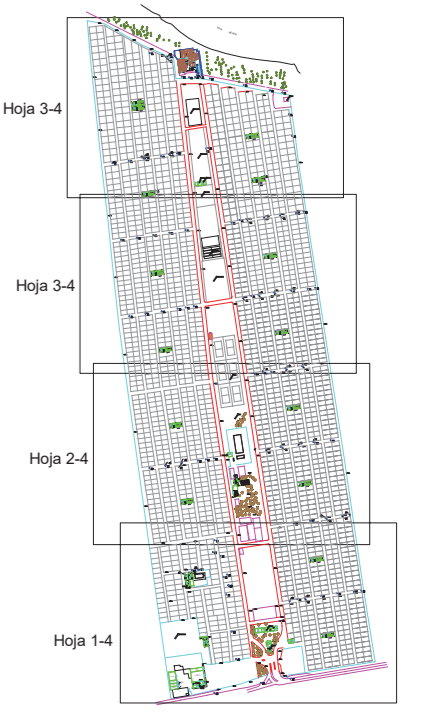

MAR MENOR



LEYENDA

	Vallado
	Bordillo
	Farolas
	Pozos
	Arquetas

LEYENDA

	CONTADOR GENERAL CON VÁLVULA REDUCTORA DE PRESIÓN
	LLAVE DE CORTE GENERAL CON VÁLVULA REDUCTORA DE PRESIÓN
	CONTADOR DIVISORIO
	LLAVE DE PASO
	BOMBA
	LLAVE DE RIEGO

LEYENDA

	TUBERIA 160
	TUBERIA 63
	TUBERIA 40
	TUBERIA 32

COLEGIO OFICIAL DE INGENIEROS INDUSTRIALES DE LA REGION DE MURCIA
 N.º Colegiado.: 808
 SANCHEZ CASAS, ANTONIO
 VISADO N.º.: CA1600497
 DE FECHA: 30/11/2016
VISADO


BUCAREST54 S.L.
 C/ MAYOR N.º 31, 3.ª A
 Cartagena CP: 30202

Tecnico Redactor:
 Alberto Sánchez Casas.
 Colegiado 11477 del COITT.
 650667864 - alberto.sanchez@bucarest54.com

Plano: Instalación Fontanería Zona
 Escala: 1:700 N.º: 13
 Peticionario: CARAVANING COSTA CALERA
 Proyecto: PROYECTO DE LEGALIZACIÓN
 INSTALACIONES GENERALES DEL CAMPING CARAVANING LA MANGA
 Expediente: I016-047 Fecha: 10/11/2016



Documento visado electrónicamente con número: CA1600497

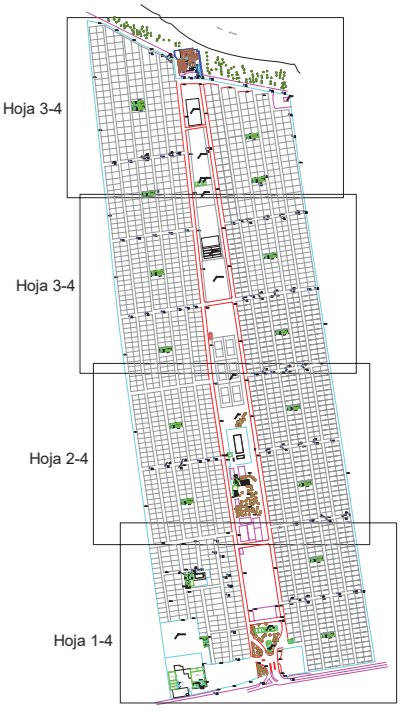

LEYENDA	
	Vallado
	Bordillo
	Farolas
	Pozos
	Arquetas




COLEGIO OFICIAL DE INGENIEROS INDUSTRIALES DE LA REGIÓN DE MURCIA
 Nº. Colegiado.: 808
 SANCHEZ CASAS, ANTONIO
 VISADO Nº.: CA1600497
 DE FECHA: 30/11/2016
VISADO

BUCAREST54 S.L.
 C/ MAYOR Nº 31, 3ªA
 Cartagena CP: 30202

Tecnico Redactor:
 Alberto Sánchez Casas.
 Colegiado 11477 del COITT.
 650667864 - alberto.sanchez@bucarest54.com

Plano: Instalación de Saneamiento y Puntos Zona 1-4
Escala: 1:700 Nº: 14
Peticionario: CARAVANING COSTA CALERA
Proyecto: PROYECTO DE LEGALIZACIÓN INSTALACIONES GENERALES DEL CAMPING CARAVANING LA MANGA
Expediente: 1016-047 Fecha: 10/12/2016



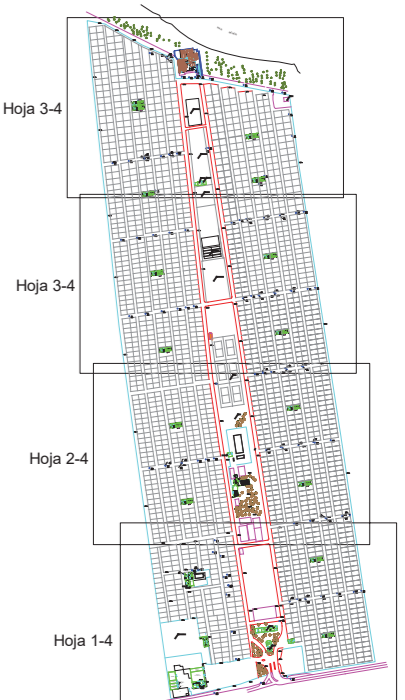

LEYENDA	
	Vallado
	Bordillo
	Farolas
	Pozos
	Arquetas

COLEGIO OFICIAL DE INGENIEROS INDUSTRIALES DE LA REGIÓN DE MURCIA
 Nº. Colegiado.: 808
 SANCHEZ CASAS, ANTONIO
 VISADO Nº.: CA1600497
 DE FECHA: 30/11/2016


VISADO

BUCAREST54 S.L.
 C/ MAYOR Nº 31, 3ªA
 Cartagena CP: 30202

Tecnico Redactor:
 Alberto Sánchez Casas.
 Colegiado 11477 del COITT.
 650667864 - alberto.sanchez@bucarest54.com


Plano: Instalación de Saneamiento y Puntos
 Zona 2-4
 Escala: 1:700 Nº: 15
 Peticionario: CARAVANING COSTA CALA
 Proyecto: PROYECTO DE LEGALIZACIÓN
 INSTALACIONES GENERALES DEL CAMPING CARAVANING LA
 MANGA
 Expediente: I016-047 Fecha: 10/12/2016



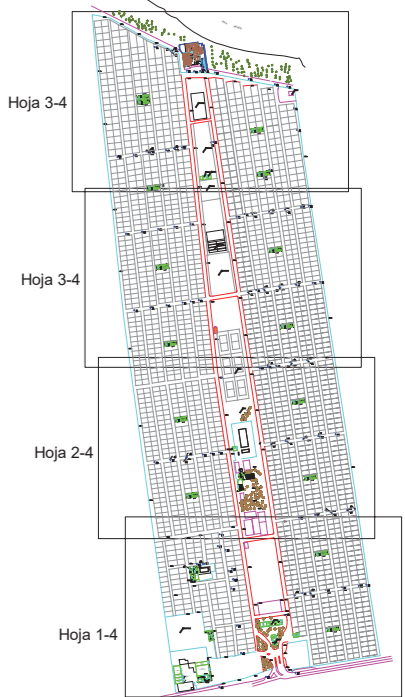

LEYENDA

	Vallado
	Bordillo
	Farolas
	Pozos
	Arquetas

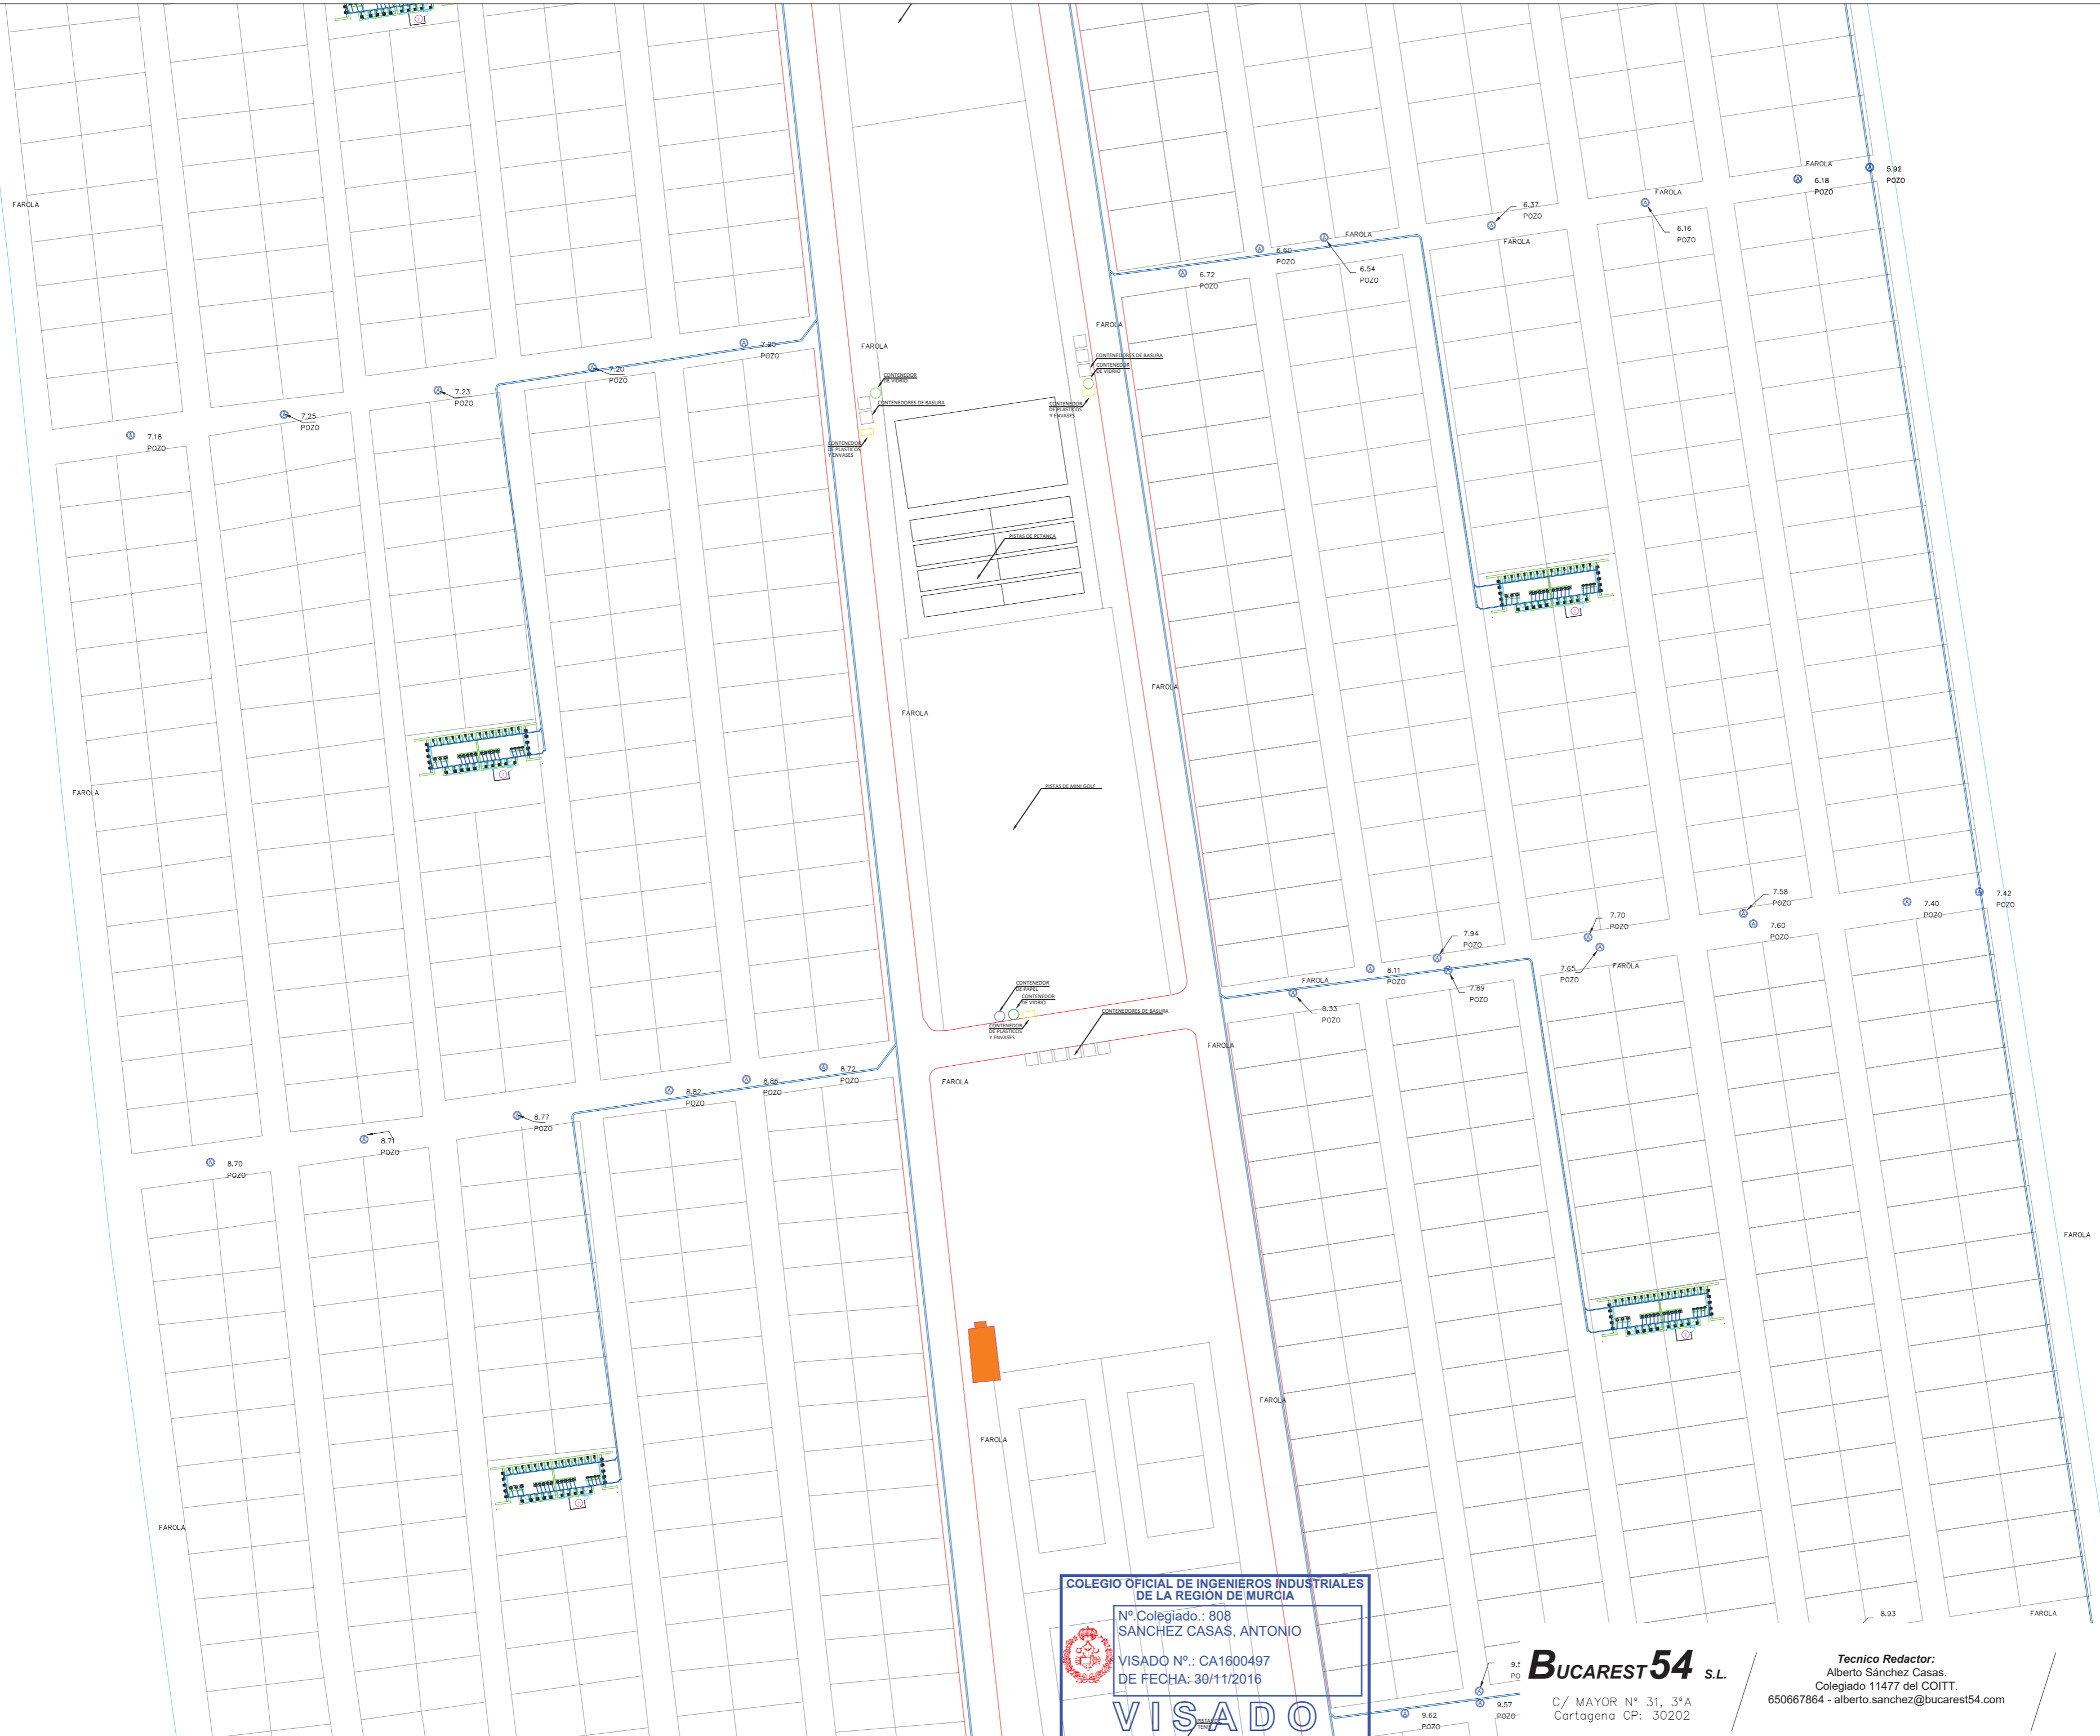

COLEGIO OFICIAL DE INGENIEROS INDUSTRIALES
DE LA REGIÓN DE MURCIA

Nº Colegiado.: 808
SANCHEZ CASAS, ANTONIO

VISADO Nº.: CA1600497
DE FECHA: 30/11/2016

VISADO


BUCAREST54 S.L.

C/ MAYOR Nº 31, 3ªA
Cartagena CP: 30202

Tecnico Redactor:
Alberto Sánchez Casas.
Colegiado 11477 del COITT.
650667864 - alberto.sanchez@bucarest54.com

Plano: Instalación de Saneamiento y Puntos Zona 3-4
Escala: 1:700 Nº: 16
Peticionario: CARAVANING COSTA CALERA
Proyecto: PROYECTO DE LEGALIZACIÓN INSTALACIONES GENERALES DEL CAMPING CARAVANING LA MANGA
Expediente: I016-047 Fecha: 10/12/2016



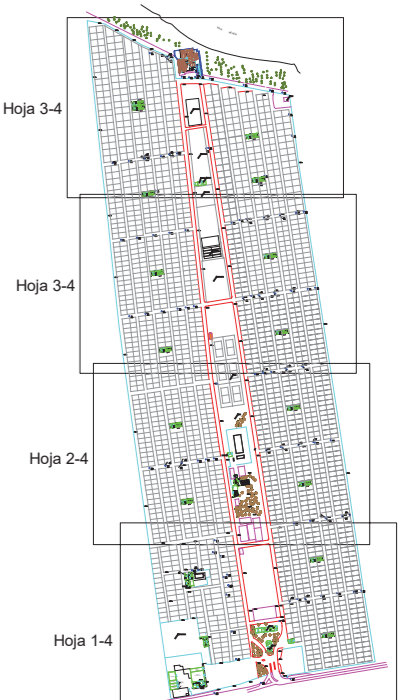

LEYENDA

	Vallado
	Bordillo
	Farolas
	Pozos
	Arquetas


COLEGIO OFICIAL DE INGENIEROS INDUSTRIALES DE LA REGIÓN DE MURCIA
 Nº. Colegiado.: 808
 SANCHEZ CASAS, ANTONIO
 VISADO Nº.: CA1600497
 DE FECHA: 30/11/2016
VISADO

BUCAREST 54 S.L.
 C/ MAYOR Nº 31, 3ª A
 Cartagena CP: 30202

Tecnico Redactor:
 Alberto Sánchez Casas.
 Colegiado 11477 del COITT.
 650667864 - alberto.sanchez@bucarest54.com

Plano: Instalación de Saneamiento y Puntos Zona 4-4
Escala: 1:700 Nº: 17
Peticionario: CARAVANING COSTA CALA
Proyecto: PROYECTO DE LEGALIZACIÓN INSTALACIONES GENERALES DEL CAMPING CARAVANING LA MANGA
Expediente: I016-047 Fecha: 10/12/2016



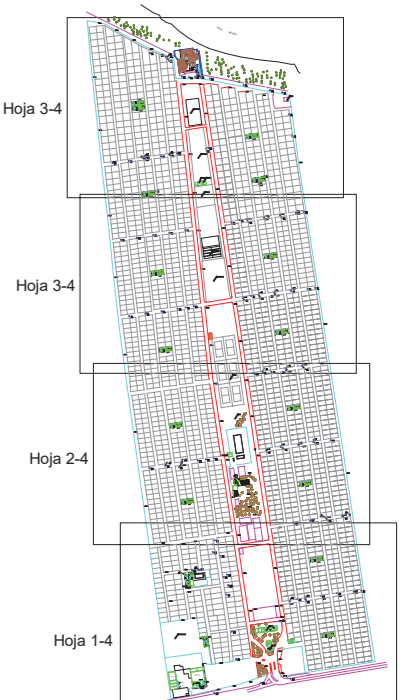

LEYENDA	
	Vallado
	Bordillo
	Farolas
	Pozos
	Arquetas

LEYENDA DE CONTRA INCENDIOS	
EXTINCION	
	EXTINTOR POLVO ABC
	EXTINTOR CARRO DE POLVO ABC 50kg
OTRA SIMBOLOGIA	
	PUNTO DE ENCUENTRO
	SENTIDO DE LA EVACUACION

NOTA: LOS LOCALES COMO EL RESTAURANTE, LA CAFETERIA, OFICINA Y RECEPCION DISPONEN DE LOS SISTEMAS DE PROTECCION CONTRA INCENDIOS SEGUN NORMA.



COLEGIO OFICIAL DE INGENIEROS INDUSTRIALES DE LA REGION DE MURCIA

Nº Colegiado.: 808
 SANCHEZ CASAS, ANTONIO

VISADO Nº.: CA1600497
 DE FECHA: 30/11/2016

VISADO

BUCAREST54 S.L.

C/ MAYOR Nº 31, 3ªA
 Cartagena CP: 30202

Tecnico Redactor:
 Alberto Sánchez Casas.
 Colegiado 11477 del COITT.
 650667864 - alberto.sanchez@bucarest54.com

Plano: Instalación de Contra Incendios Zona 1-4

Escala: 1:700 Nº: 18



Peticionario: CARAVANING COSTA CALERA

Proyecto: PROYECTO DE LEGALIZACION DE LAS INSTALACIONES GENERALES DEL CAMPING CARAVANING LA MANGA

Expediente: I016-047 Fecha: 10/12/2016

CA1600497

Documento visado electrónicamente con número: CA1600497

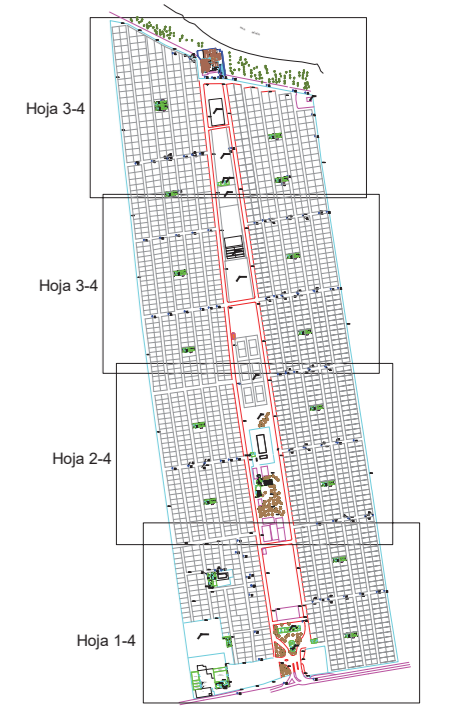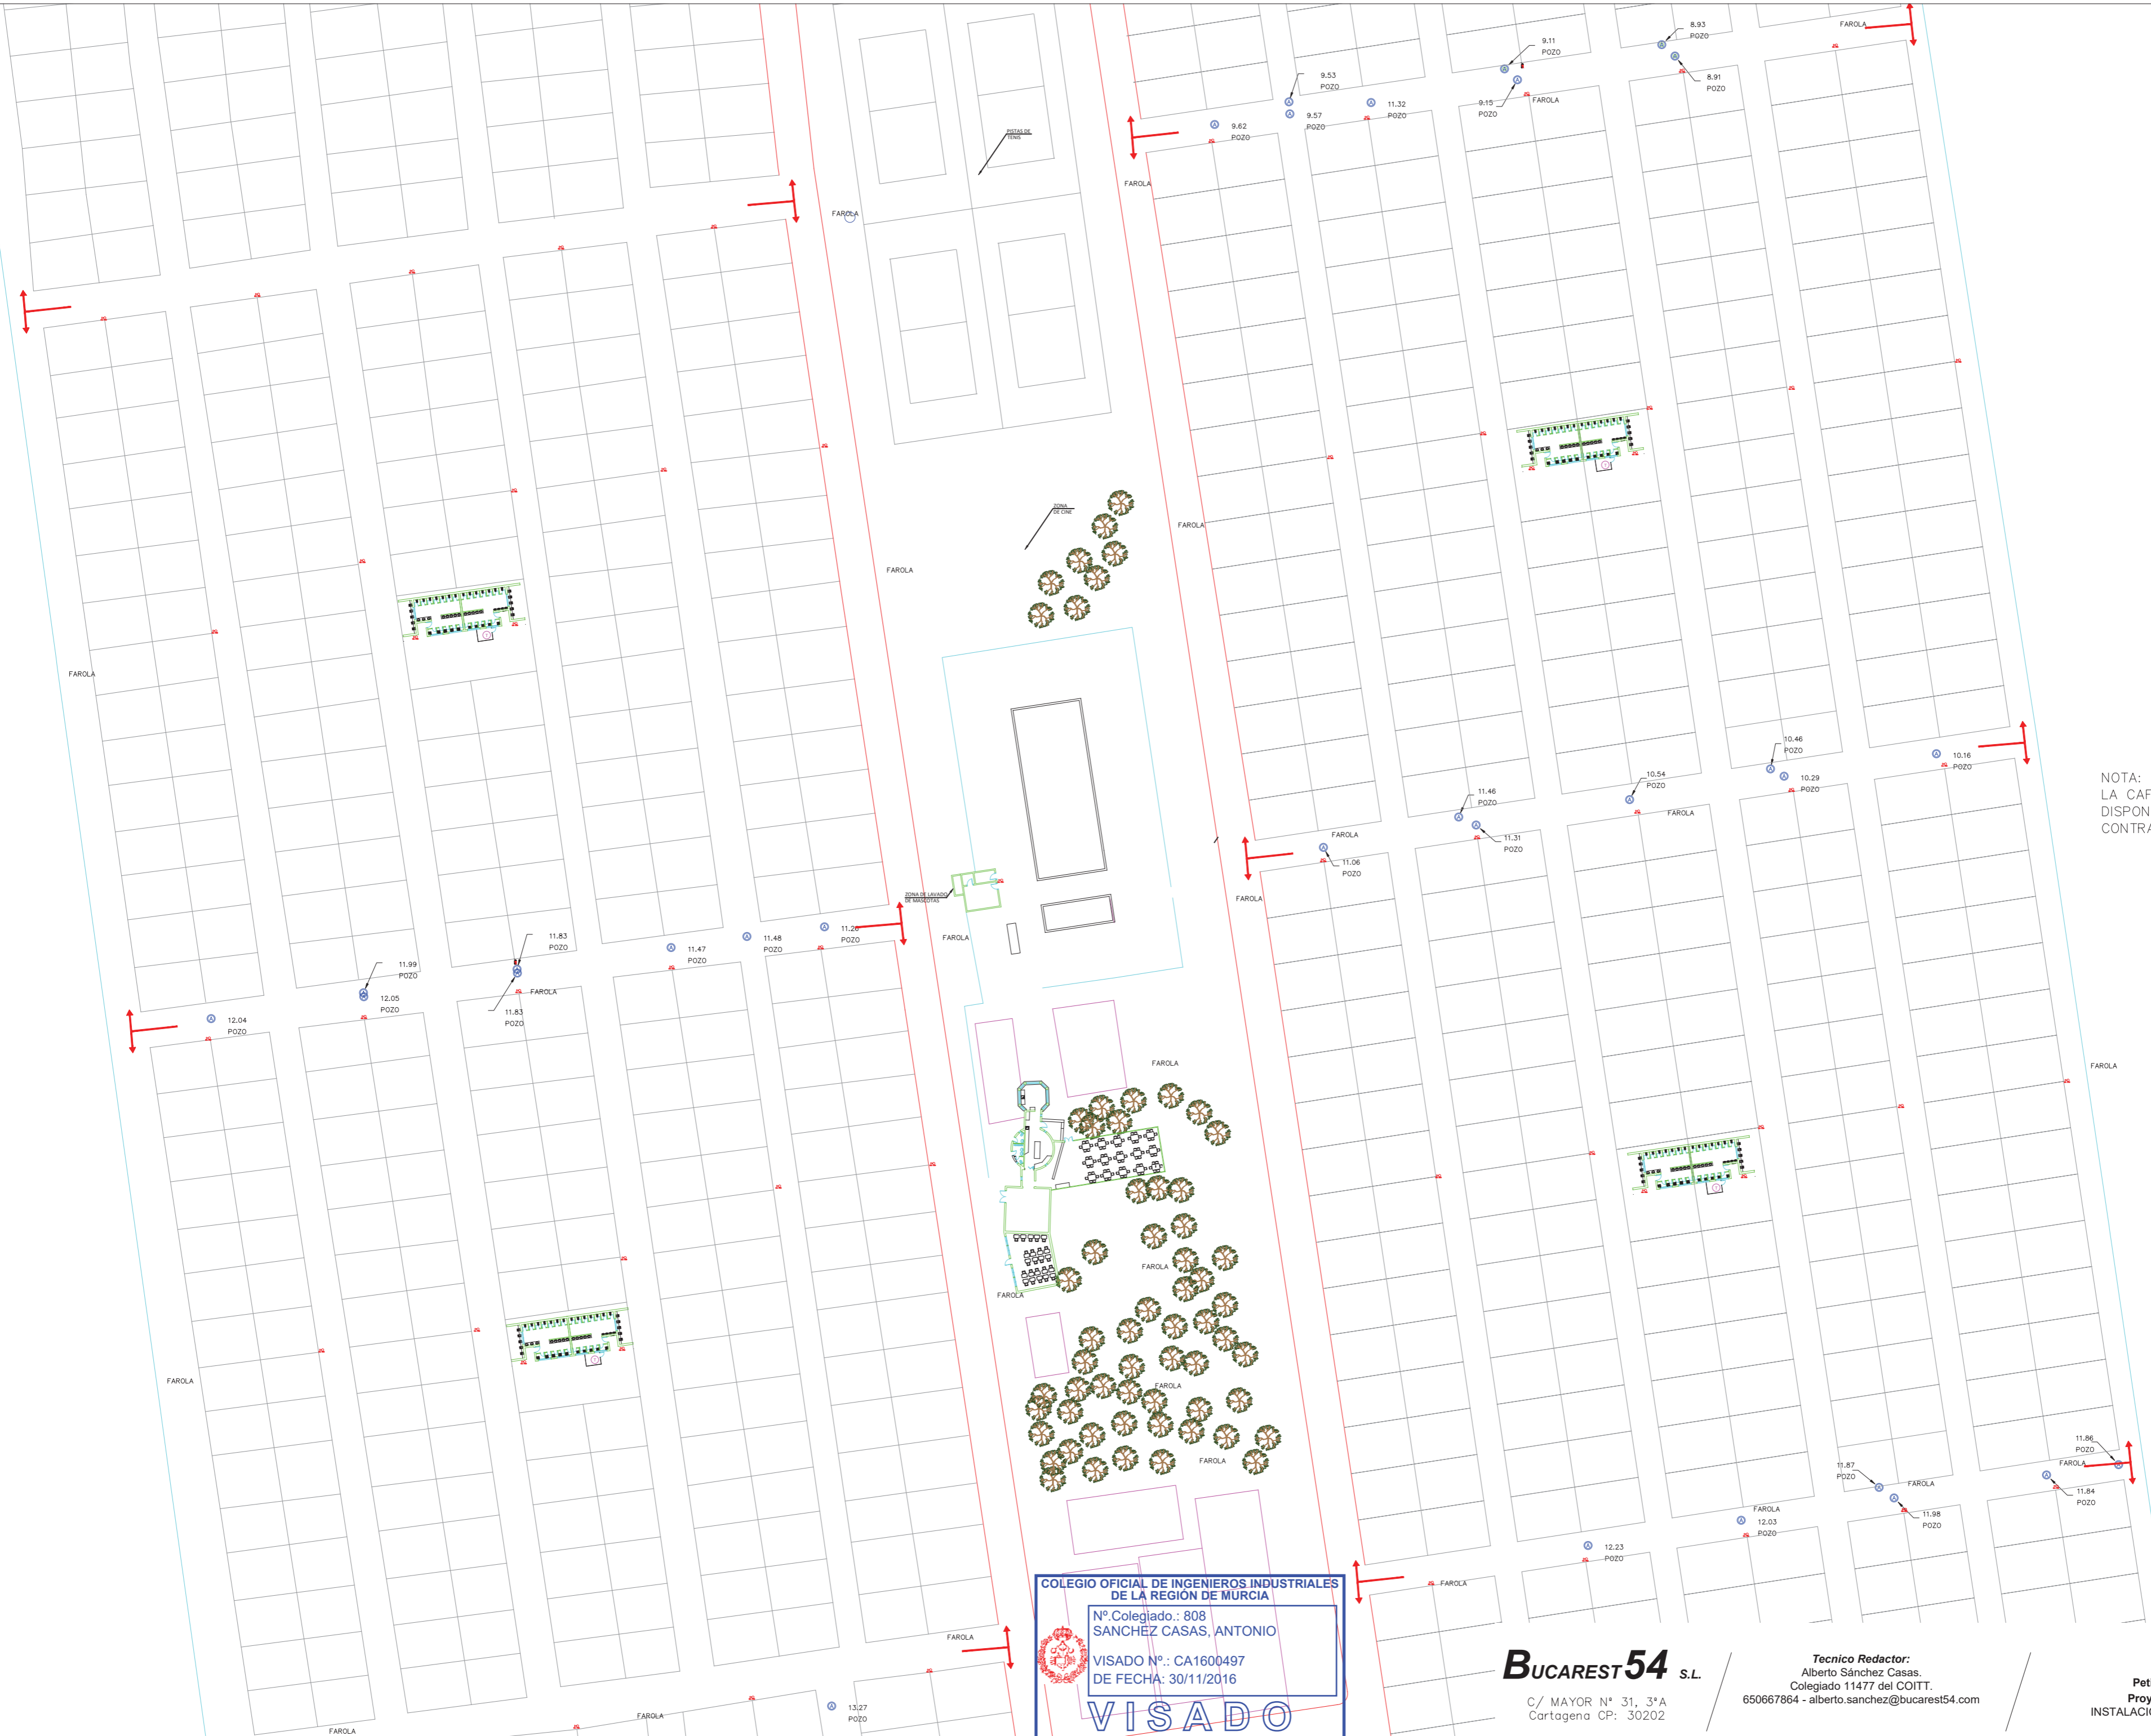

LEYENDA

	Vallado
	Bordillo
	Farolas
	Pozos
	Arquetas

LEYENDA DE CONTRA INCENDIOS

EXTINCION	
	EXTINTOR POLVO ABC
	EXTINTOR CARRO DE POLVO ABC 50kg
OTRA SIMBOLOGIA	
	PUNTO DE ENCUENTRO
	SENTIDO DE LA EVACUACION

NOTA: LOS LOCALES COMO EL RESTAURANTE, LA CAFETERIA, OFICINA Y RECEPCION DISPONEN DE LOS SISTEMAS DE PROTECCION CONTRA INCENDIOS SEGUN NORMA.

COLEGIO OFICIAL DE INGENIEROS INDUSTRIALES DE LA REGION DE MURCIA

Nº Colegiado: 808
 SANCHEZ CASAS, ANTONIO

VISADO Nº: CA1600497
 DE FECHA: 30/11/2016

VISADO



BUCAREST54 S.L.
 C/ MAYOR Nº 31, 3ªA
 Cartagena CP: 30202

Tecnico Redactor:
 Alberto Sánchez Casas.
 Colegiado 11477 del COITT.
 650667864 - alberto.sanchez@bucarest54.com

Plano: Instalación Contra Incendio Zona 2-4
 Escala: 1:700 Nº: 19
 Peticionario: CARAVANING COSTA CALERA
 Proyecto: PROYECTO DE LEGALIZACIÓN INSTALACIONES GENERALES DEL CAMPING CARAVANING LA MANGA
 Expediente: I016-047 Fecha: 10/12/2016



Documento visado electrónicamente con número: CA1600497

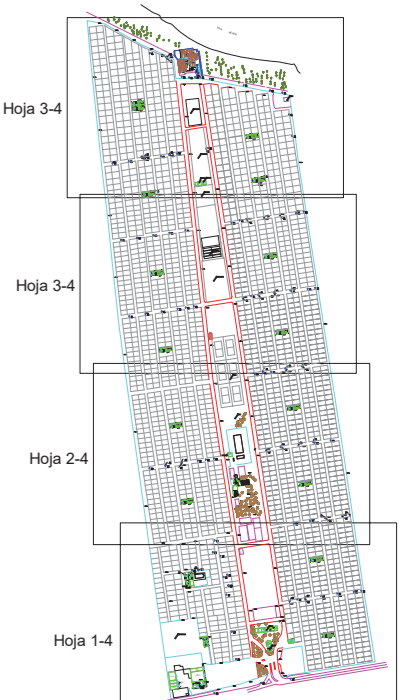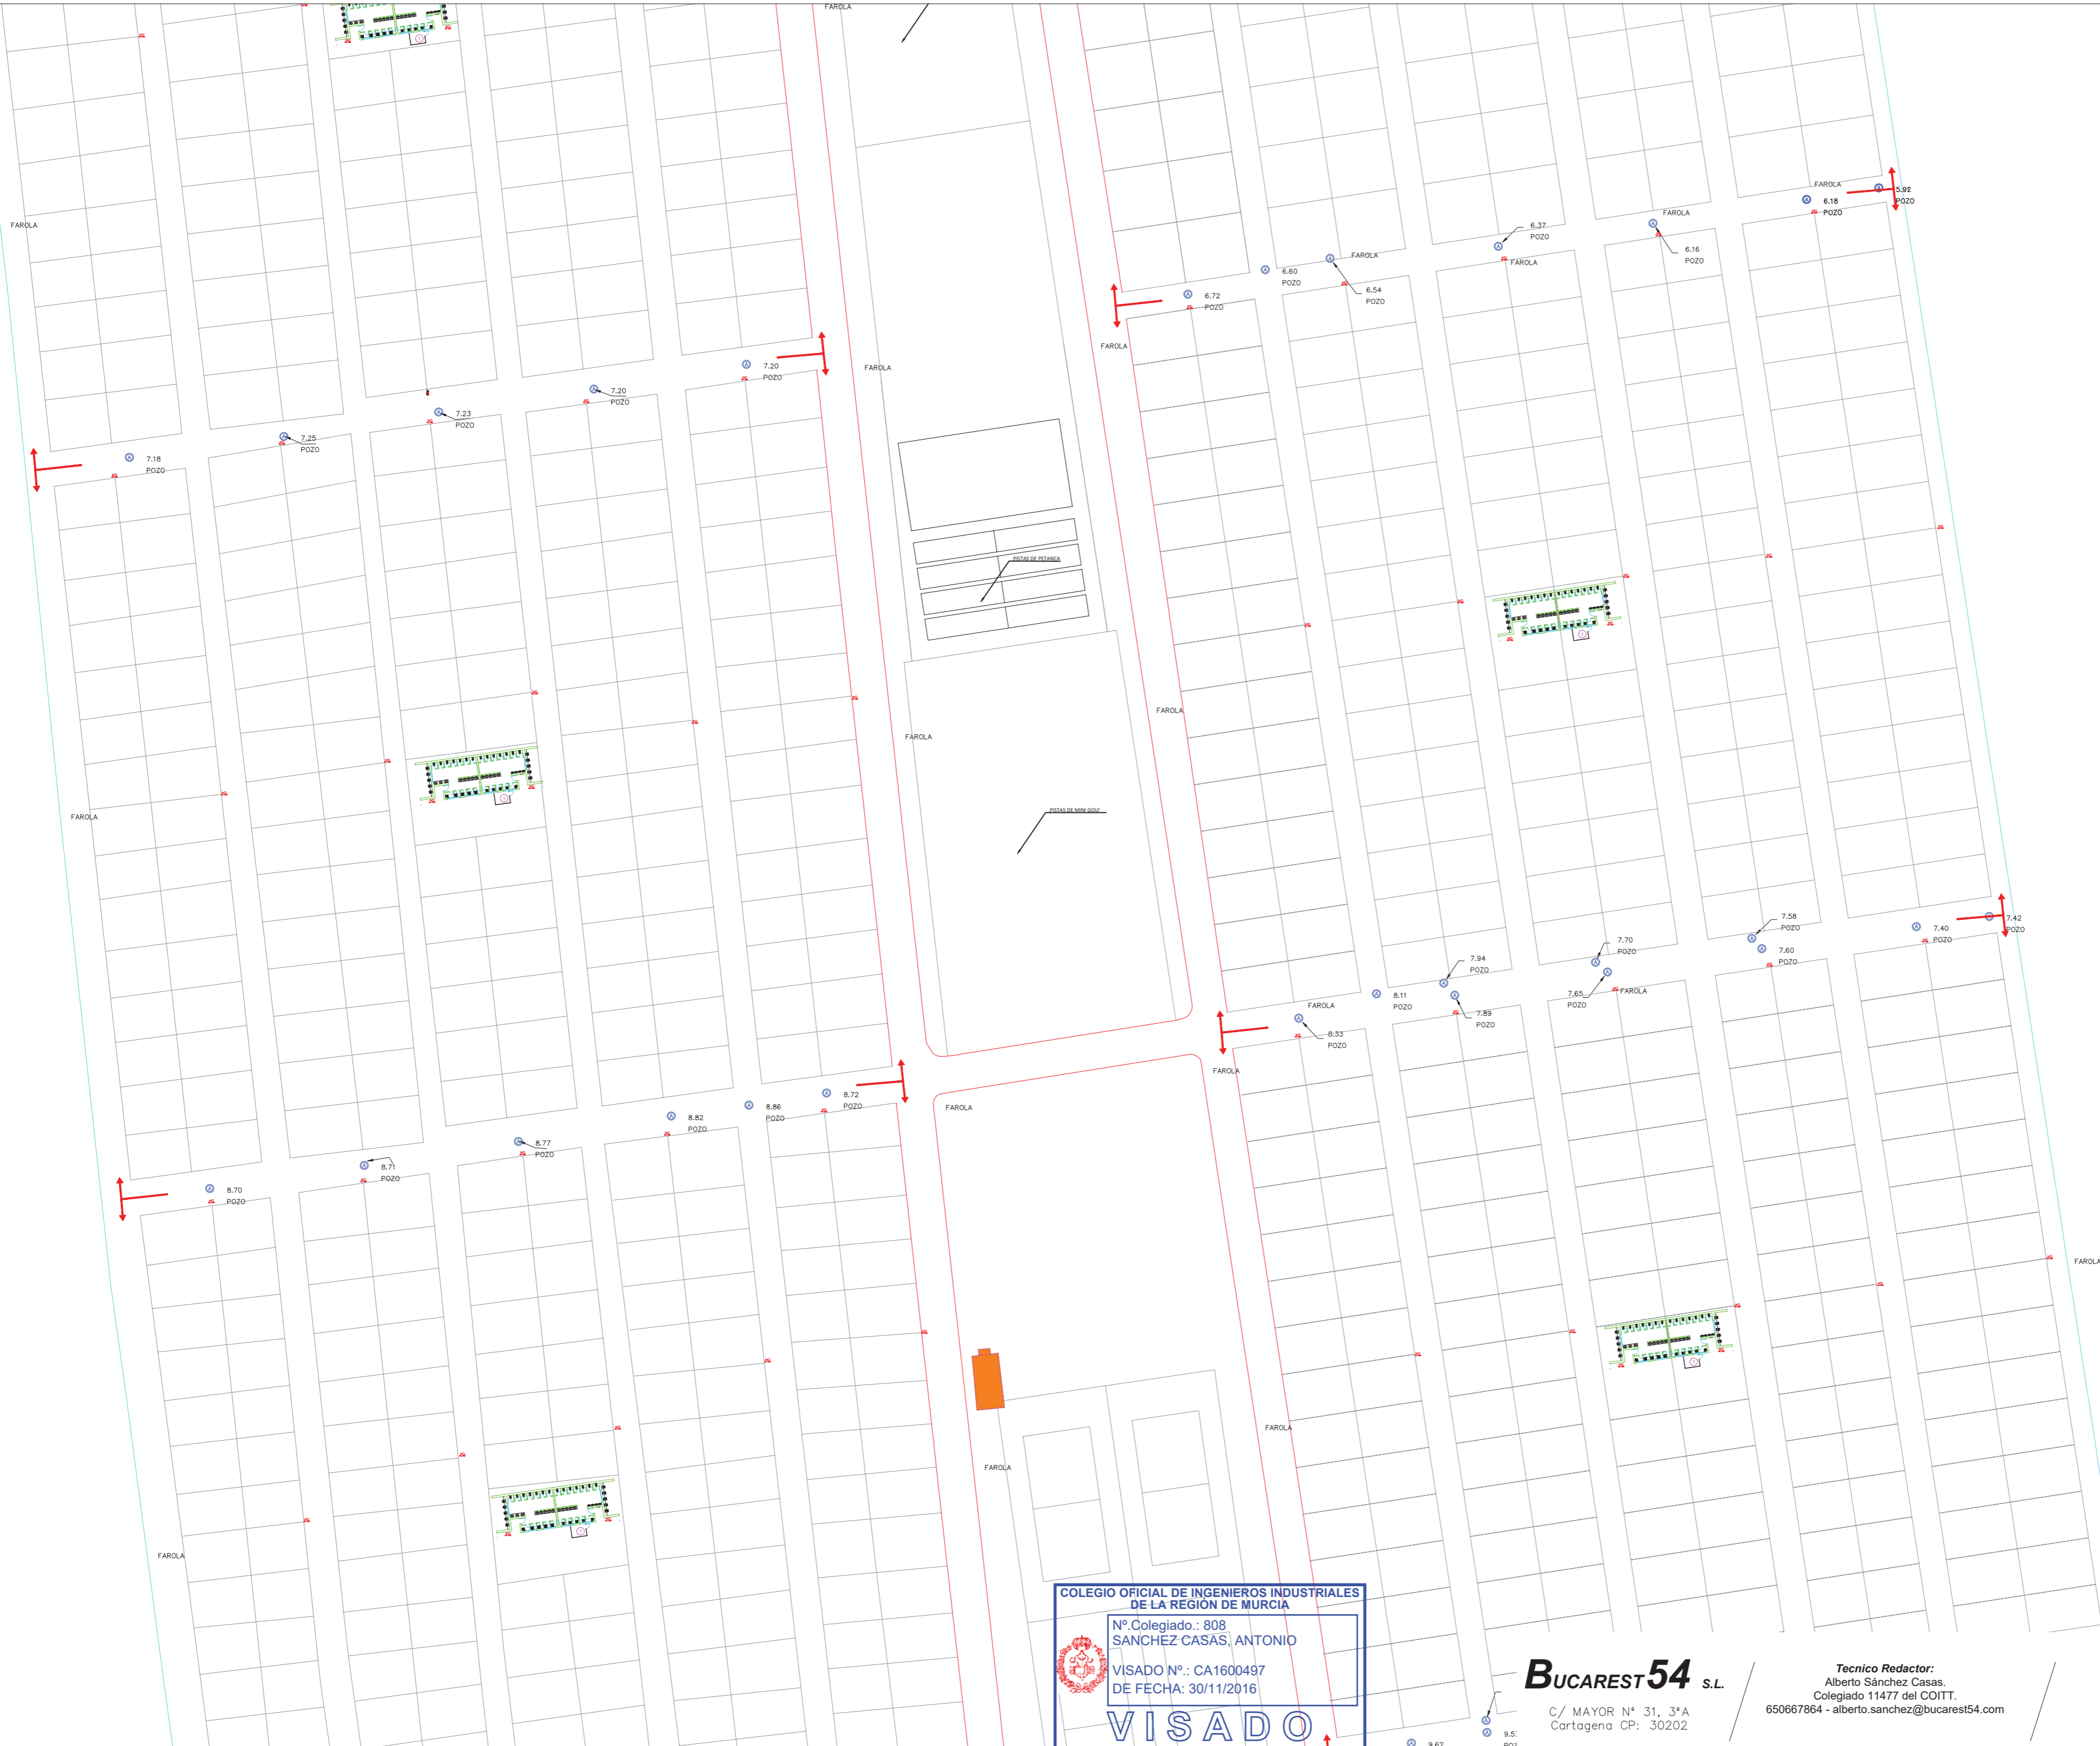

LEYENDA	
	Vallado
	Bordillo
	Farolas
	Pozos
	Arquetas

LEYENDA DE CONTRA INCENDIOS	
EXTINCION	
	EXTINTOR POLVO ABC
	EXTINTOR CARRO DE POLVO ABC 50kg
OTRA SIMBOLOGIA	
	PUNTO DE ENCUENTRO
	SENTIDO DE LA EVACUACION

NOTA: LOS LOCALES COMO EL RESTAURANTE, LA CAFETERIA, OFICINA Y RECEPCION DISPONEN DE LOS SISTEMAS DE PROTECCION CONTRA INCENDIOS SEGUN NORMA.

COLEGIO OFICIAL DE INGENIEROS INDUSTRIALES DE LA REGION DE MURCIA

Nº Colegiado.: 808
 SANCHEZ CASAS, ANTONIO

VISADO Nº.: CA1600497
 DE FECHA: 30/11/2016

VISADO

BUCAREST54 S.L.
 C/ MAYOR Nº 31, 3ªA
 Cartagena CP: 30202

Tecnico Redactor:
 Alberto Sánchez Casas.
 Colegiado 11477 del COITT.
 650667864 - alberto.sanchez@bucarest54.com

Plano: Instalación Contra Incendios Zona 3-4

Escala: 1:700 Nº: 20



Peticionario: CARAVANING COSTA CALERA

Proyecto: PROYECTO DE LEGALIZACION INSTALACIONES GENERALES DEL CAMPING CARAVANING LA MANGA

Expediente: I016-047 Fecha: 10/12/2016

CA1600497

Documento visado electrónicamente con número: CA1600497

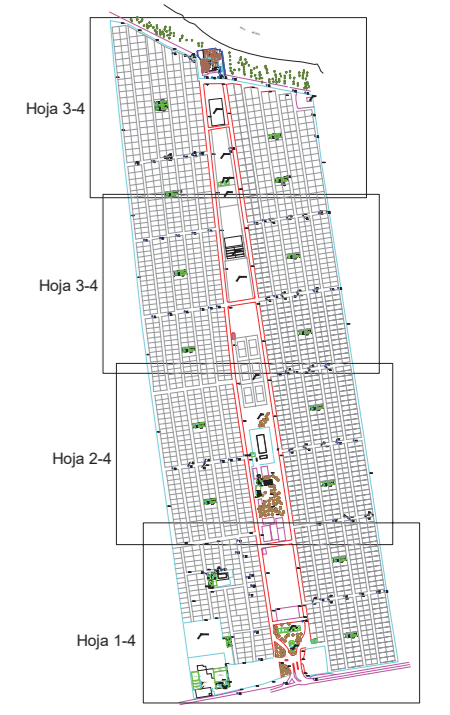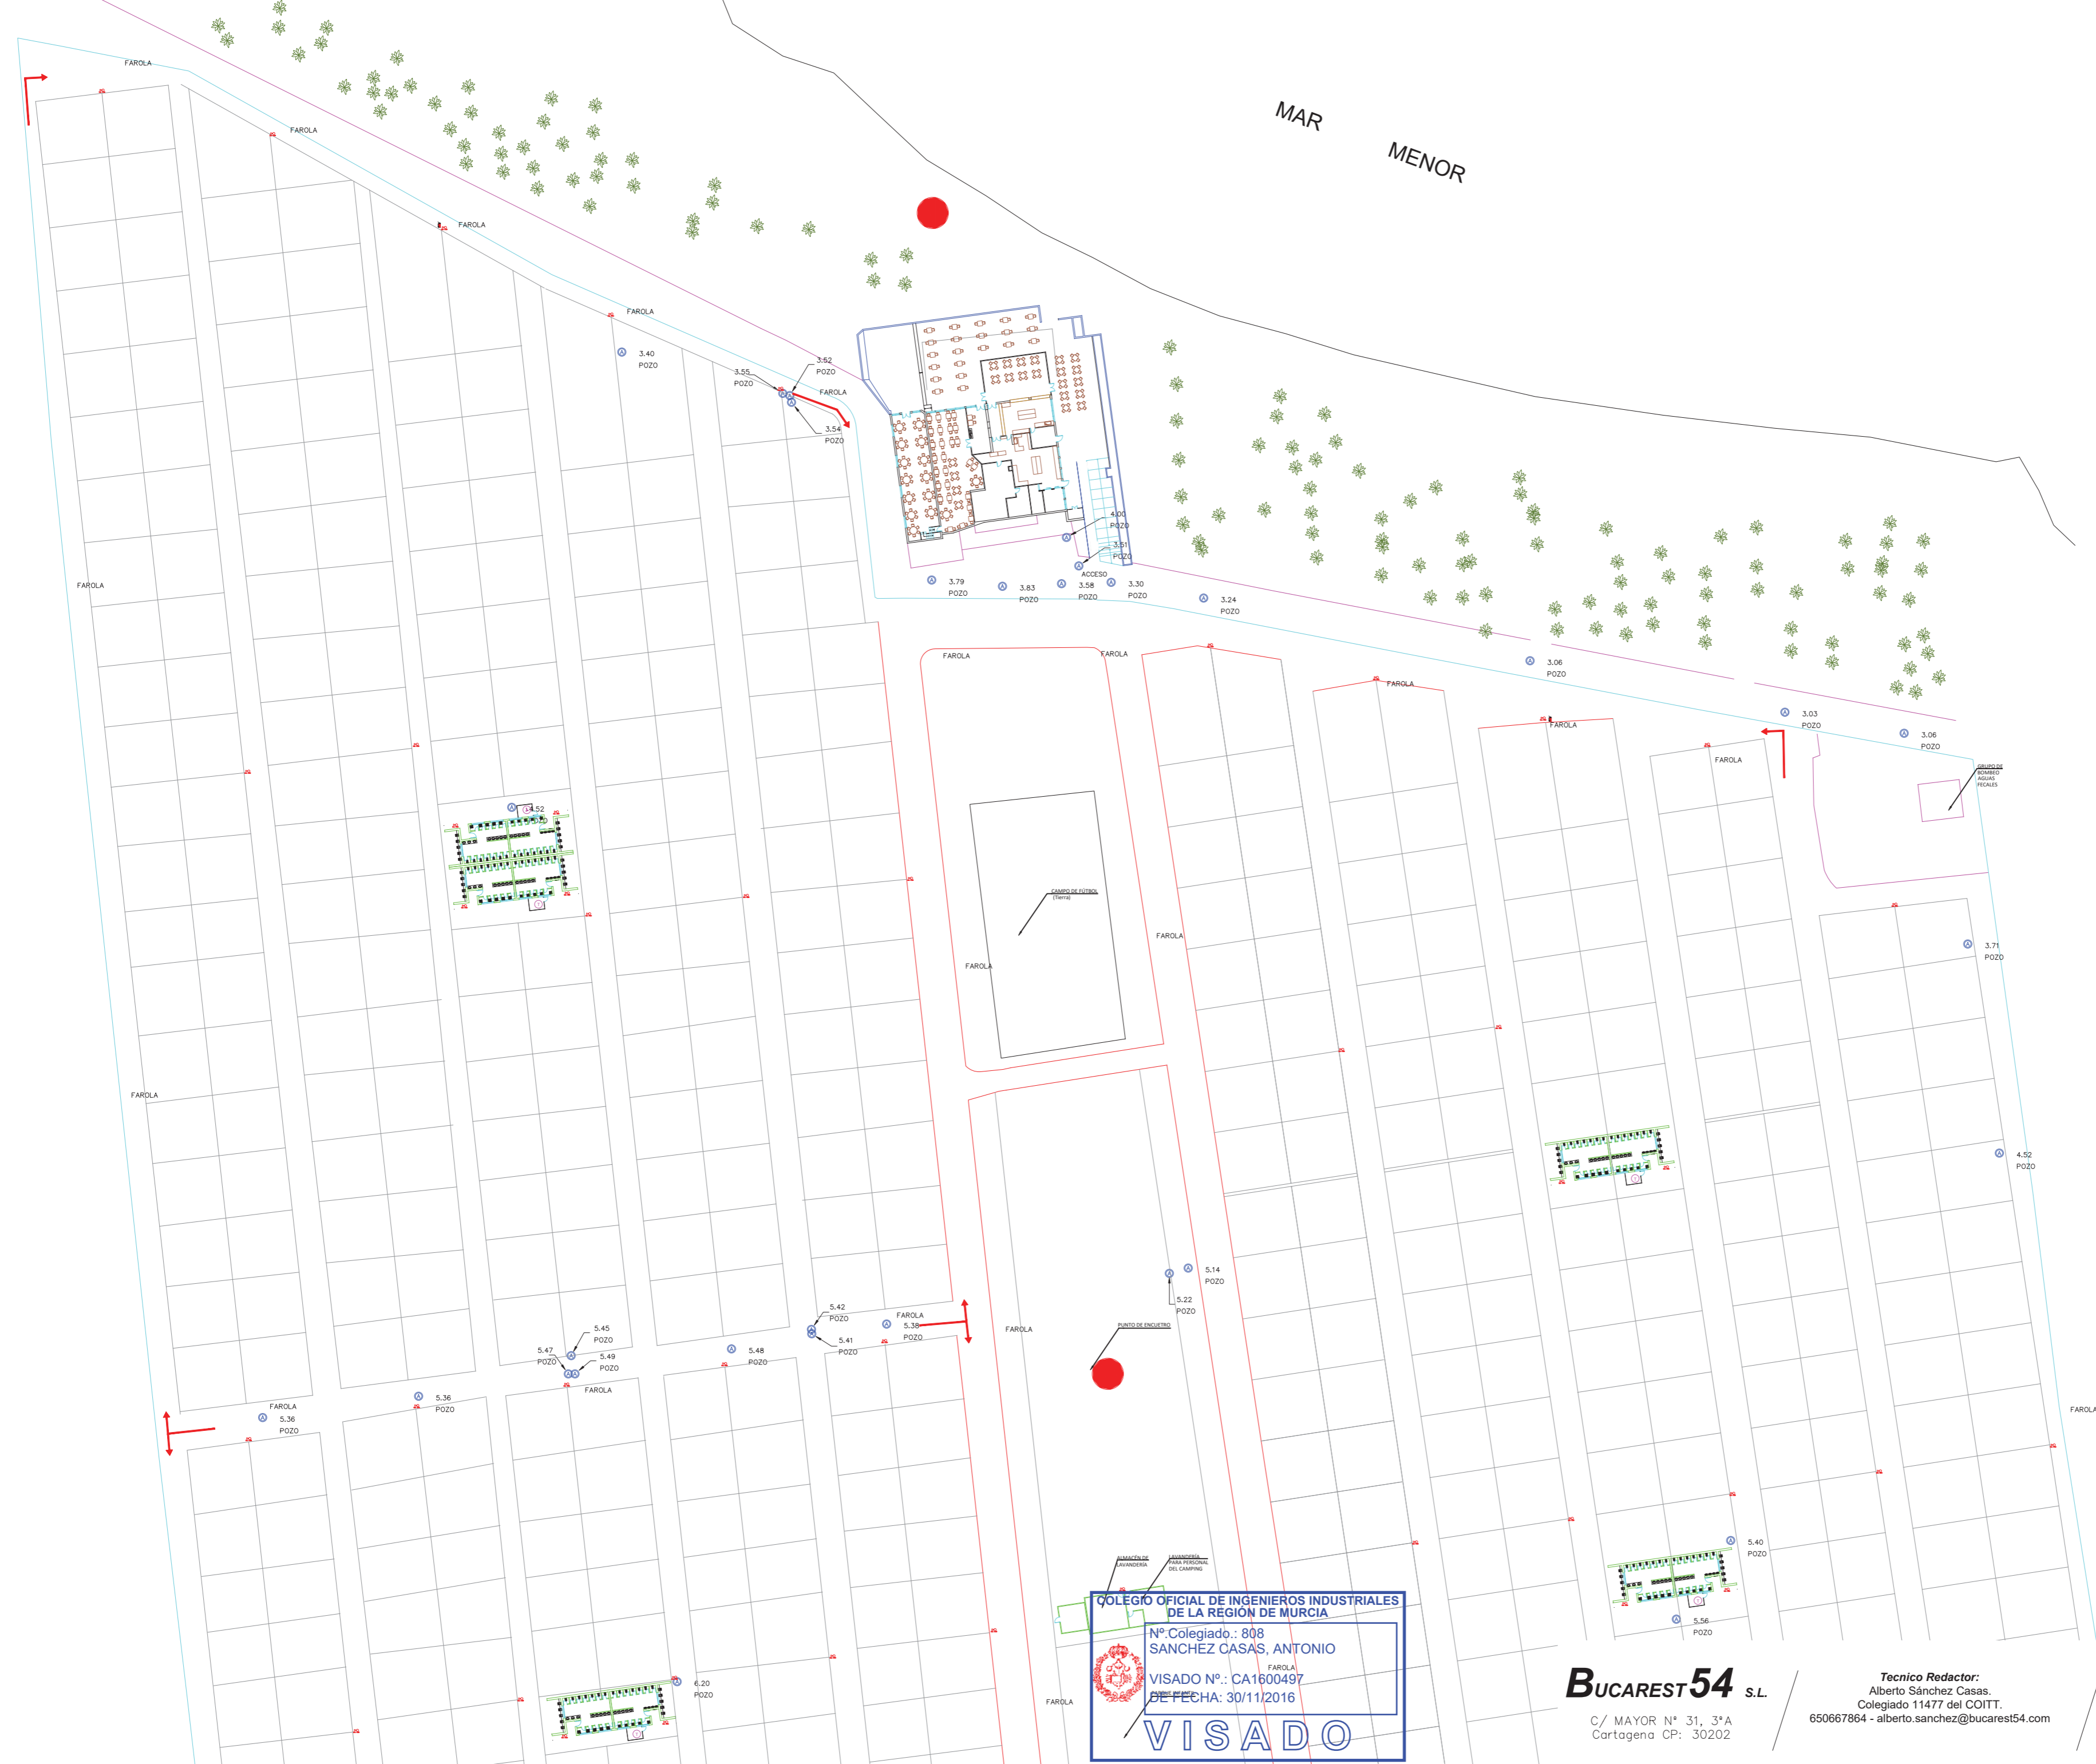

LEYENDA

	Vallado
	Bordillo
	Farolas
	Pozos
	Arquetas

LEYENDA DE CONTRA INCENDIOS

EXTINGUICION	
	EXTINTOR POLVO ABC
	EXTINTOR CARRO DE POLVO ABC 50kg
OTRA SIMBOLOGIA	
	PUNTO DE ENCUENTRO
	SENTIDO DE LA EVACUACION

NOTA: LOS LOCALES COMO EL RESTAURANTE, LA CAFETERIA, OFICINA Y RECEPCION DISPONEN DE LOS SISTEMAS DE PROTECCION CONTRA INCENDIOS SEGUN NORMA.

COLEGIO OFICIAL DE INGENIEROS INDUSTRIALES DE LA REGION DE MURCIA
 N° Colegiado.: 808
 SANCHEZ CASAS, ANTONIO
 VISADO N°.: CA1600497
 DE FECHA: 30/11/2016
VISADO

BUCAREST54 S.L.
 C/ MAYOR N° 31, 3ªA
 Cartagena CP: 30202

Tecnico Redactor:
 Alberto Sánchez Casas.
 Colegiado 11477 del COITT.
 650667864 - alberto.sanchez@bucarest54.com

VISADO COII
 Plano: Instalación Contra Incendios Zona 4-4
 Escala: 1:700 N°: 21
 Peticionario: CARAVANING COSTA CALERA
 Proyecto: PROYECTO DE LEGALIZACION INSTALACIONES GENERALES DEL CAMPING CARAVANING LA MANGA
 Expediente: I016-047 Fecha: 10/12/2016
CA1600497

Documento visado electrónicamente con número: CA1600497